

PROYECTO BÁSICO Y DE EJECUCIÓN  
**CUBIERTA DE FRONTÓN EN RIOSERAS**  
C/ Traseras Huertos, Polígono 1, Parcela 3096  
Rioseras, Valle de las Navas (Burgos)

---

## VI. PLANOS

---



barrio y cameno arquitectos s.l.



EMPLAZAMIENTO



Nivel	Modificaciones	Fecha	Firma
01	Rev. proyecto 2004	30.03.17	J. Cameno

PROYECTO BÁSICO Y DE EJECUCIÓN  
**CUBIERTA DE FRONTÓN EN RIOSEÑAS**  
 C/ Traseras Huertos, Polígono 1, Parcela 3096  
 Rioseñas, Valle de las Navas (Burgos)


Propiedad  
 Ayuntamiento de Valle de las Navas

Arquitectos  
 Carlos Barrio Sagredo  
 José Cameno Antolín


Plano **SyE.01.01**  
 SITUACIÓN Y EMPLAZAMIENTO

Escala 1/1000 Fecha Marzo 2017 Ref. bc-251



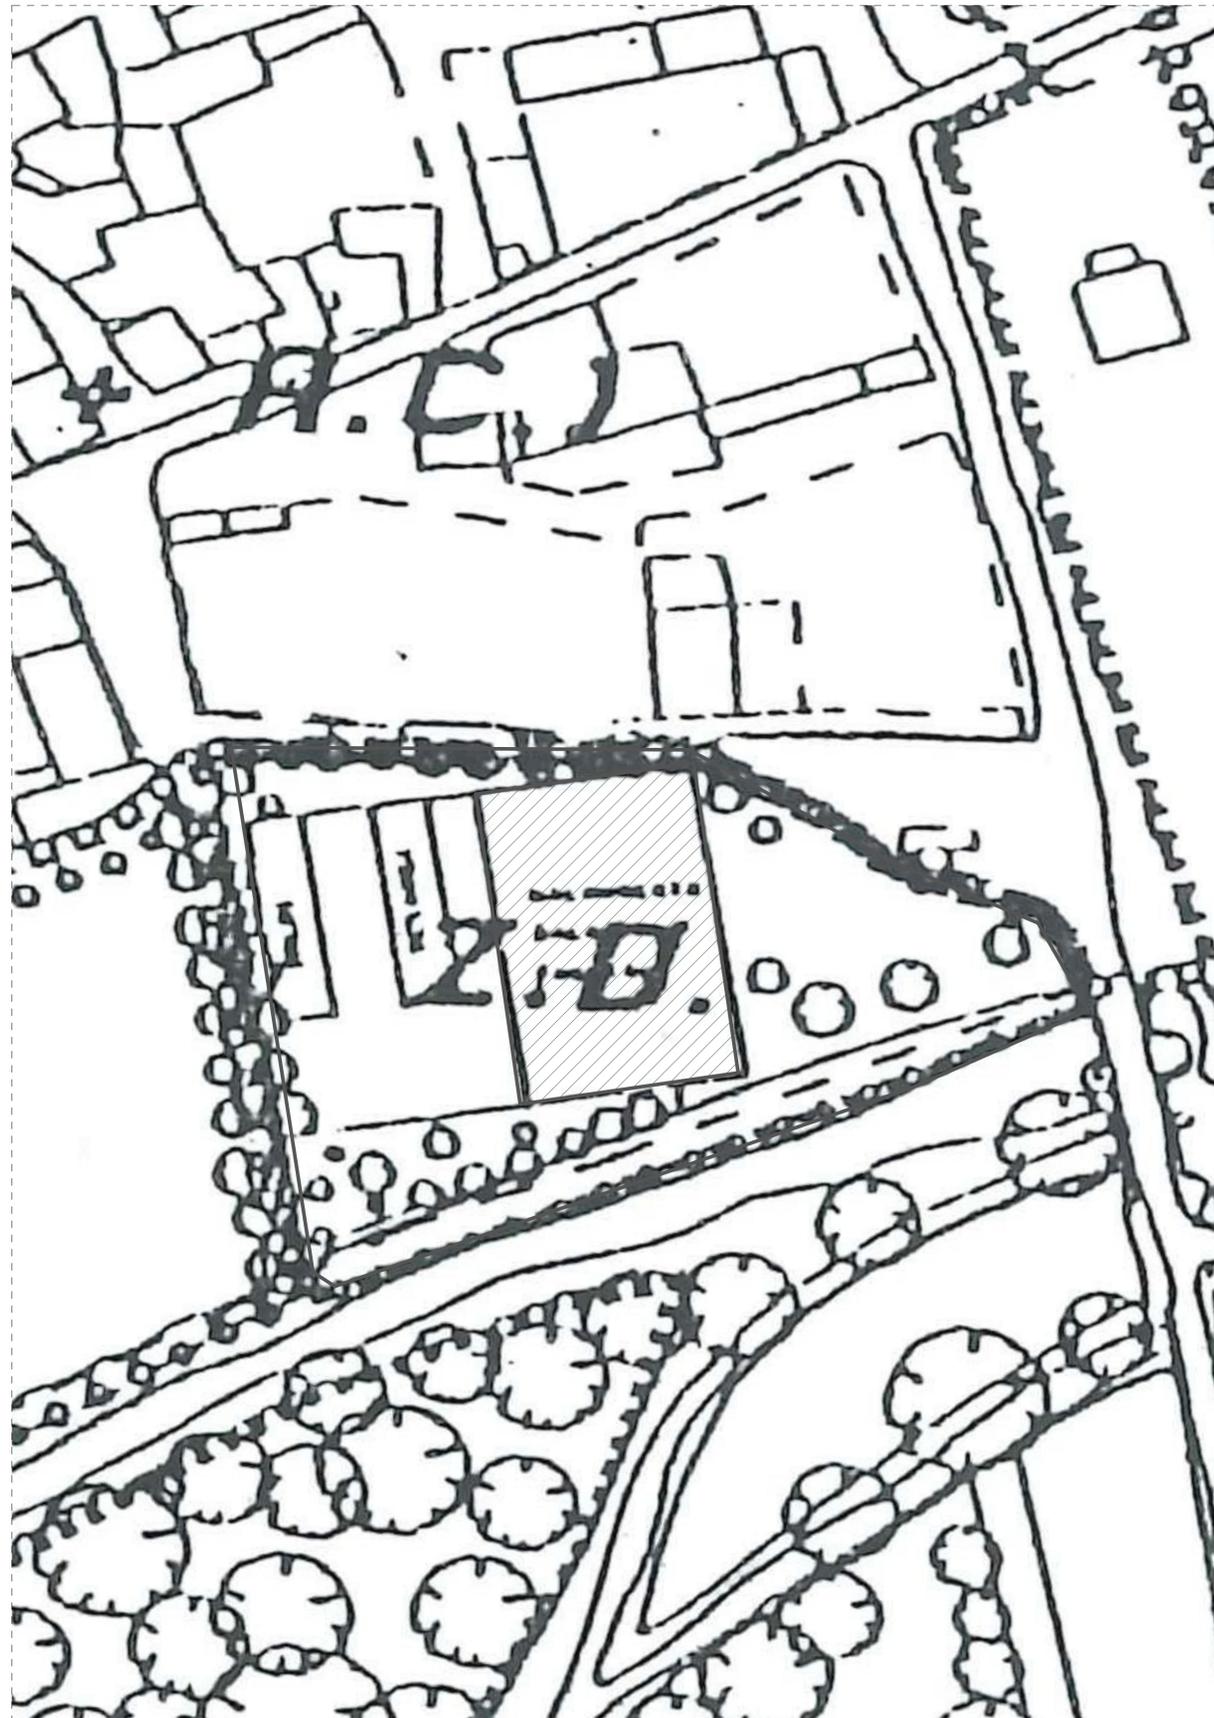

NORMAS SUBSIDIARIAS DE PLANEAMIENTO

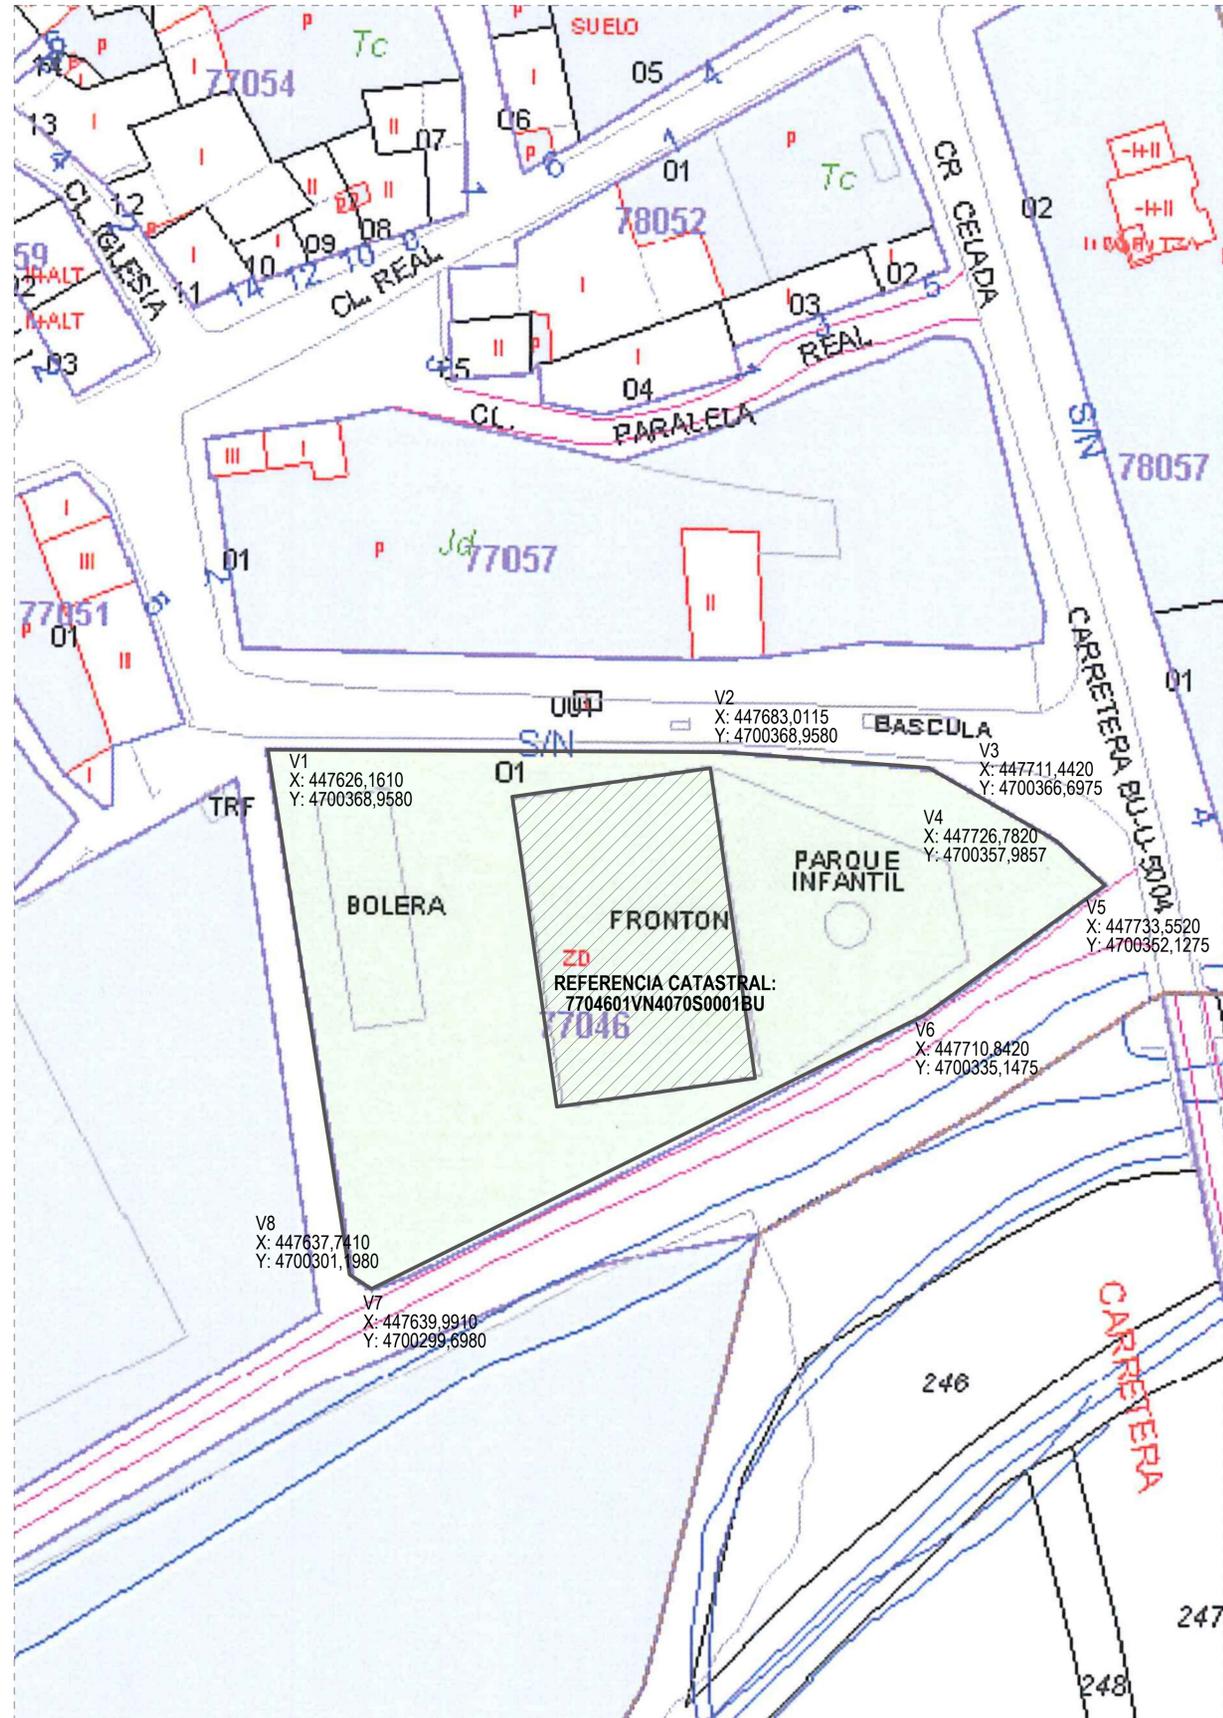

CATASTRO\_VERTICES GEORREFERENCIADOS\_REFERENCIA CATASTRAL



Nivel	Modificaciones	Fecha	Firma
01	Rev. proyecto 2004	30.03.17	J. Cameno

PROYECTO BÁSICO Y DE EJECUCIÓN  
 CUBIERTA DE FRONTÓN EN RIOSERAS  
 CI Traseras Huertos, Polígono 1, Parcela 3096  
 Rioseras, Valle de las Navas (Burgos)


Propiedad  
 Ayuntamiento de Valle de las Navas

Arquitectos  
 Carlos Barrio Sagredo  
 José Cameno Antolín


Plano **SyE.02.01**  
 SITUACIÓN Y EMPLAZAMIENTO

Escala 1/500 Fecha Marzo 2017 Ref. bc-251




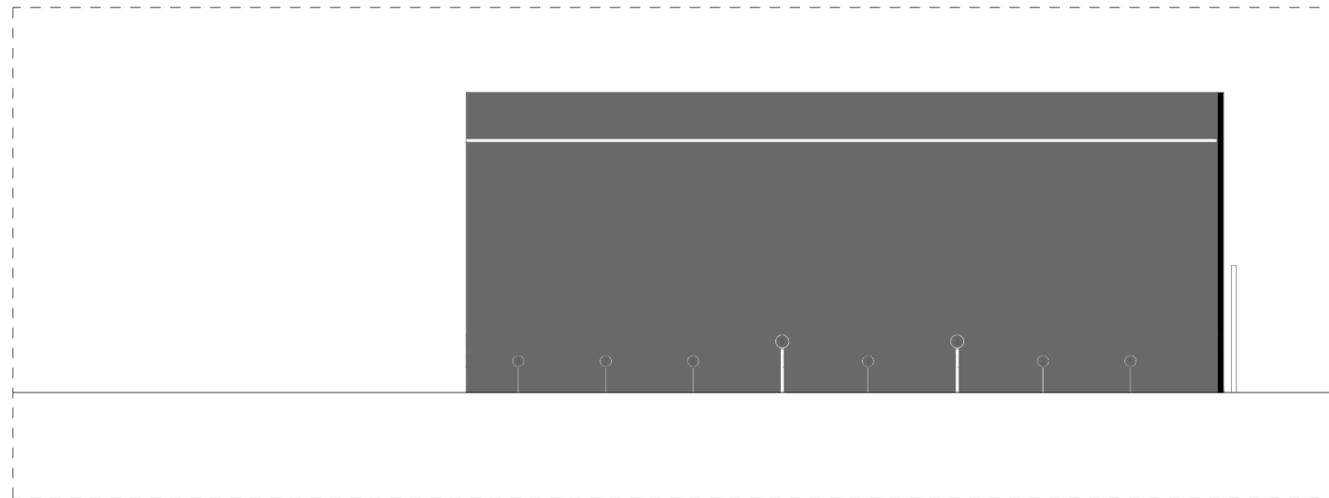

ALZADO LONGITUDINAL\_ESTADO ACTUAL

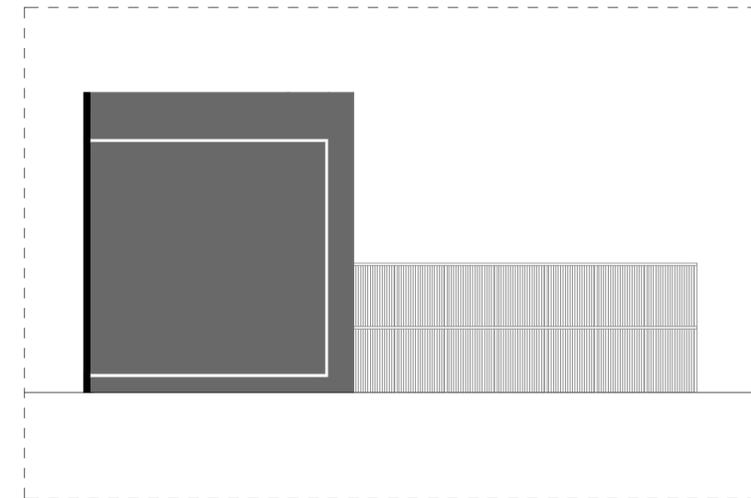

ALZADO TRANSVERSAL\_ESTADO ACTUAL

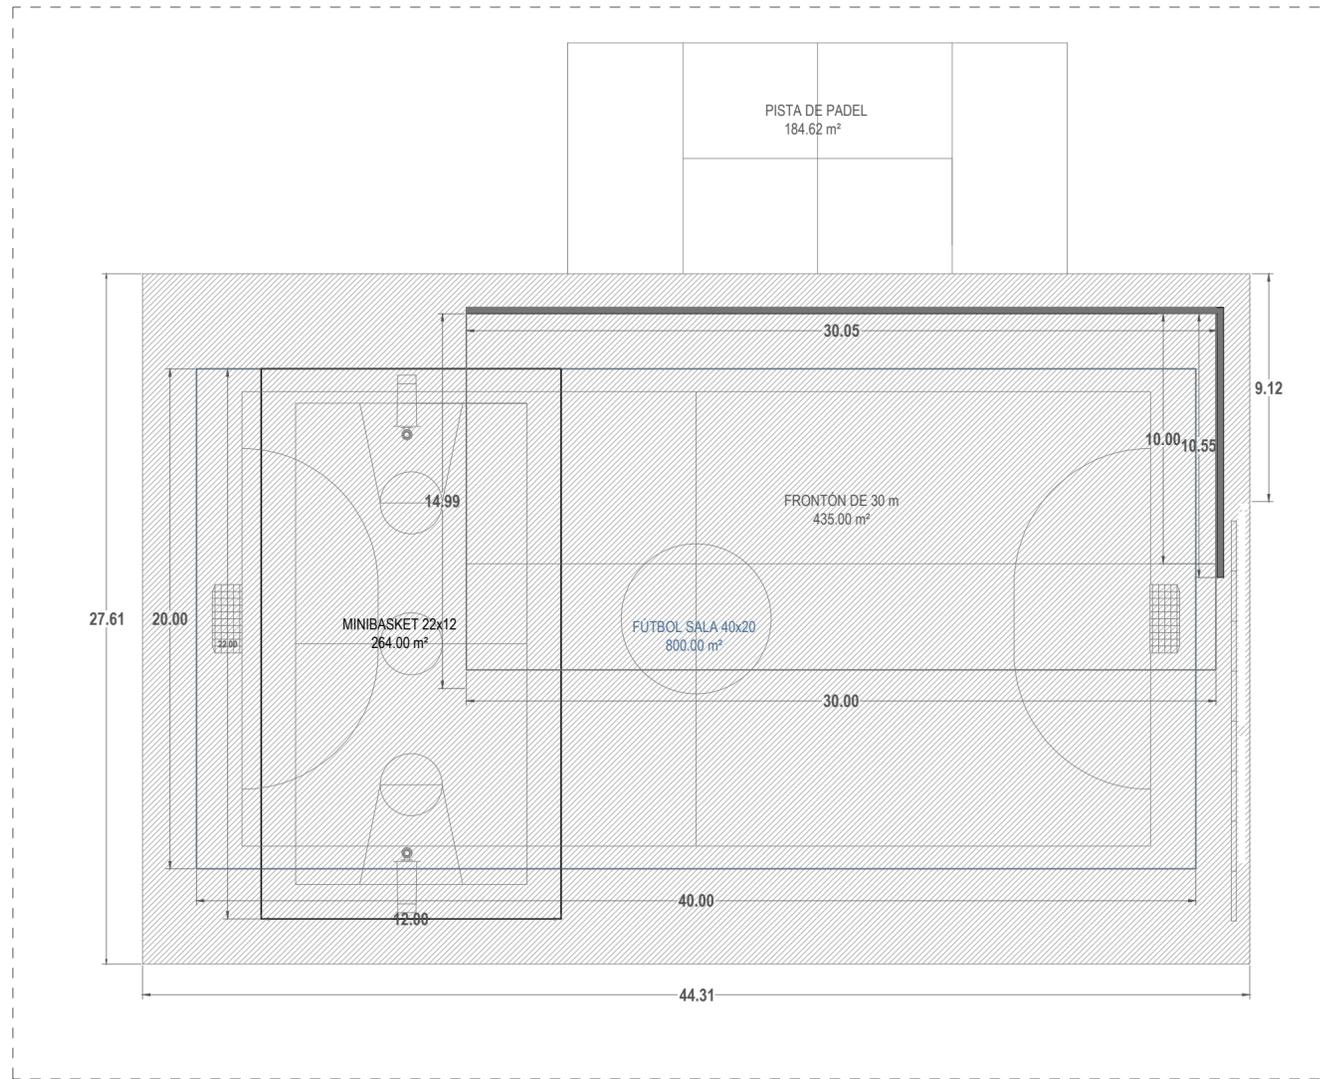

PLANTA\_ESTADO ACTUAL



Nivel	Modificaciones	Fecha	Firma
01	Rev. proyecto 2004	29.03.17	J.Cameno

PROYECTO BÁSICO Y DE EJECUCIÓN  
**CUBIERTA DE FRONTÓN EN RIOSERAS**  
 C/ Traseras Huertos, Polígono 1, Parcela 3096  
 Rioseras, Valle de las Navas (Burgos)


Propiedad  
 Ayuntamiento de Valle de las Navas

Arquitectos  
 Carlos Barrio Sagredo  
 José Cameno Antolin

Plano **EA.01.01**  
 ESTADO ACTUAL

Escala 1/200 Fecha Marzo 2017 Ref. bc-251



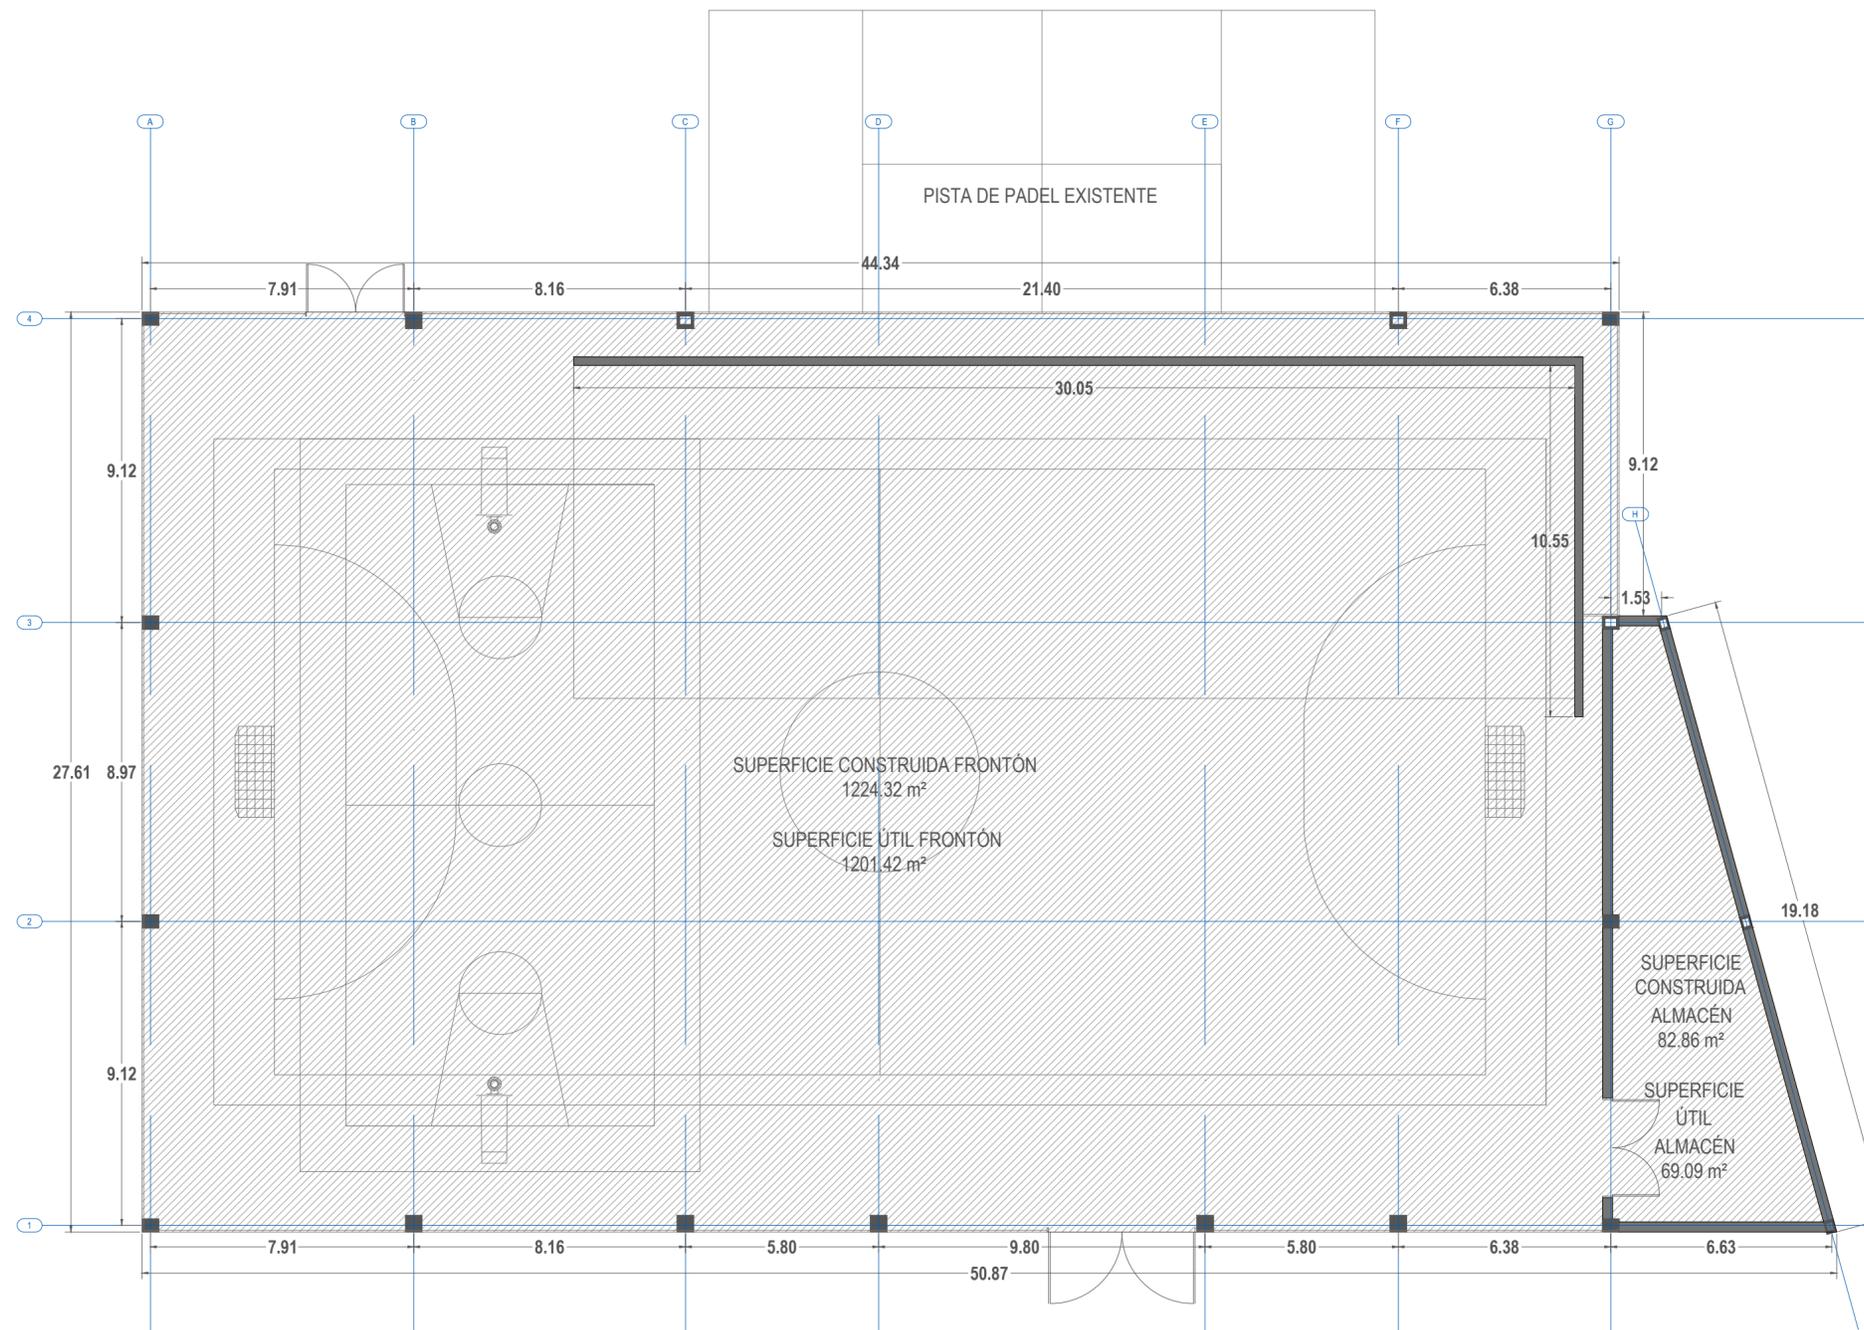

Nivel	Modificaciones	Fecha	Firma
01	Rev. proyecto 2004	29.03.17	J.Cameno

PROYECTO BÁSICO Y DE EJECUCIÓN  
**CUBIERTA DE FRONTÓN EN RIOSERAS**  
 C/ Traseras Huertos, Polígono 1, Parcela 3096  
 Rioseras, Valle de las Navas (Burgos)


Propiedad  
 Ayuntamiento de Valle de las Navas

Arquitectos  
 Carlos Barrio Sagredo  
 José Cameno Antolin

**P.01.01**

Plano  
 PLANTA BAJA

Escala 1/150 Fecha Marzo 2017 Ref. bc-251

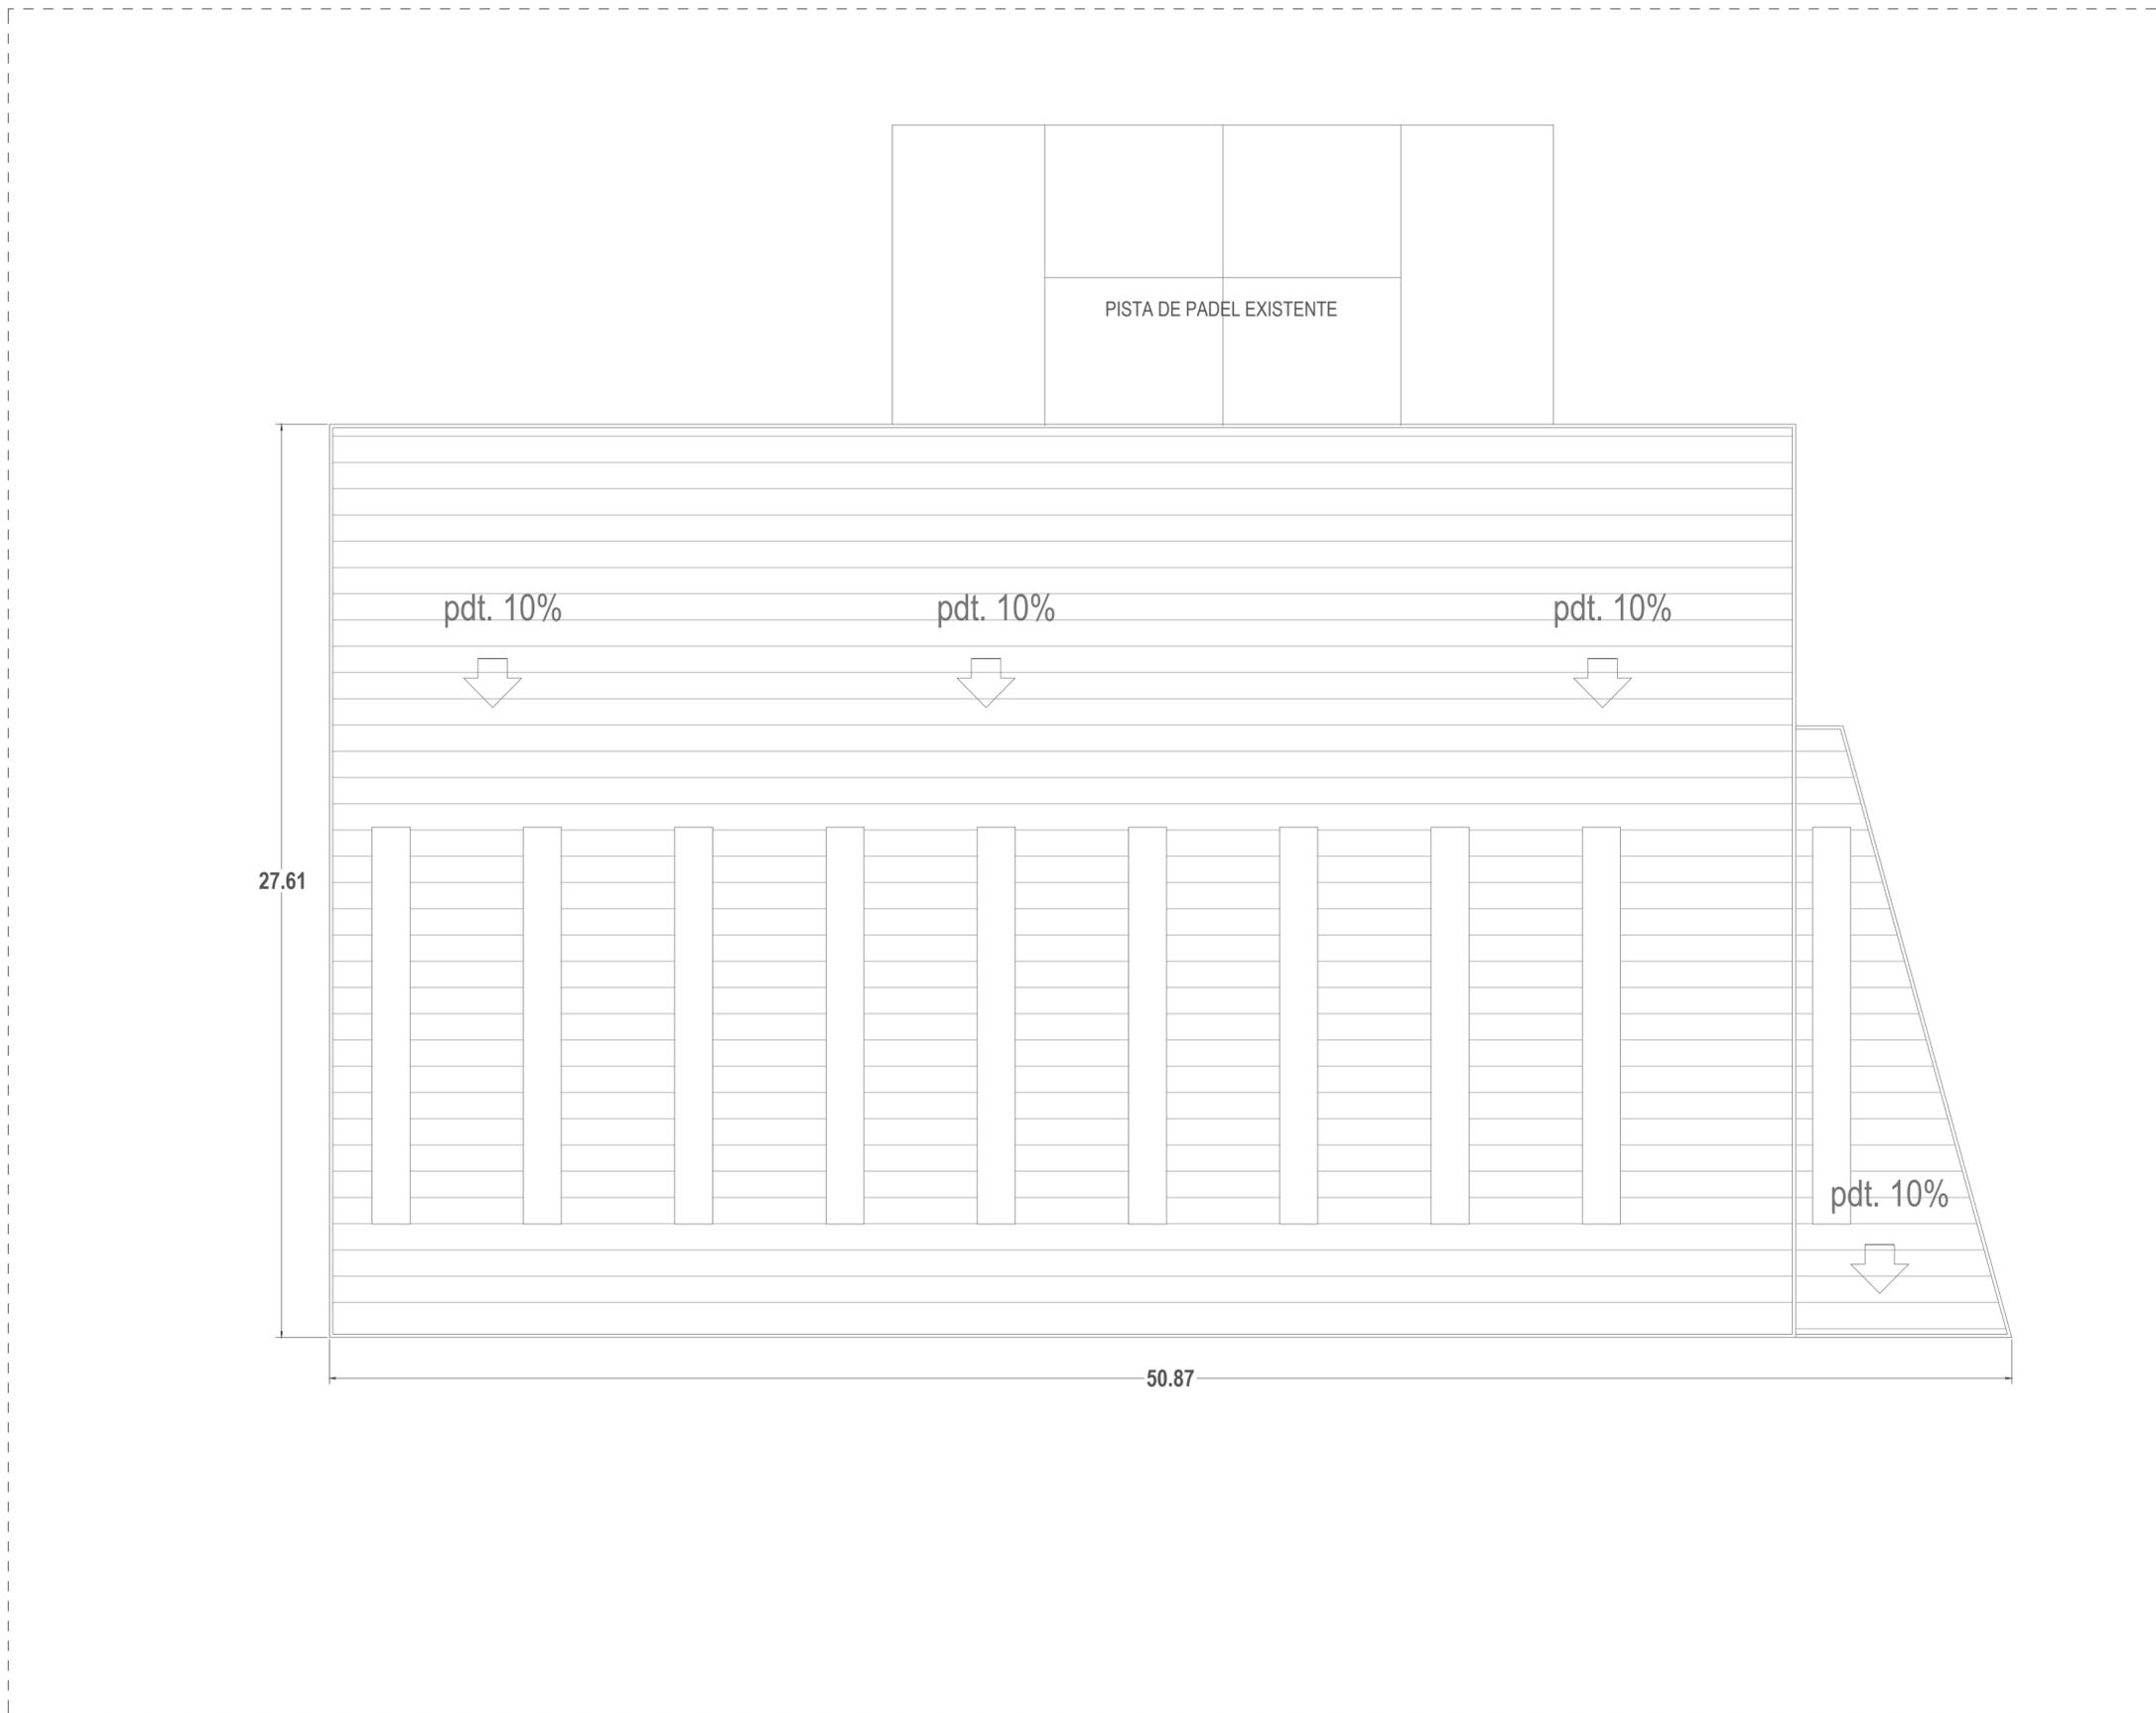

Nivel	Modificaciones	Fecha	Firma
01	Rev. proyecto 2004	29.03.17	J.Cameno


PROYECTO BÁSICO Y DE EJECUCIÓN  
**CUBIERTA DE FRONTÓN EN RIOSERAS**  
 C/ Traseras Huertos, Polígono 1, Parcela 3096  
 Rioseras, Valle de las Navas (Burgos)

Propiedad  
 Ayuntamiento de Valle de las Navas


Arquitectos  
 Carlos Barrio Sagredo  
 José Cameno Antolin

Plano **P.02.01**  
 PLANTA DE CUBIERTA

Escala 1/150      Fecha Marzo 2017      Ref. bc-251

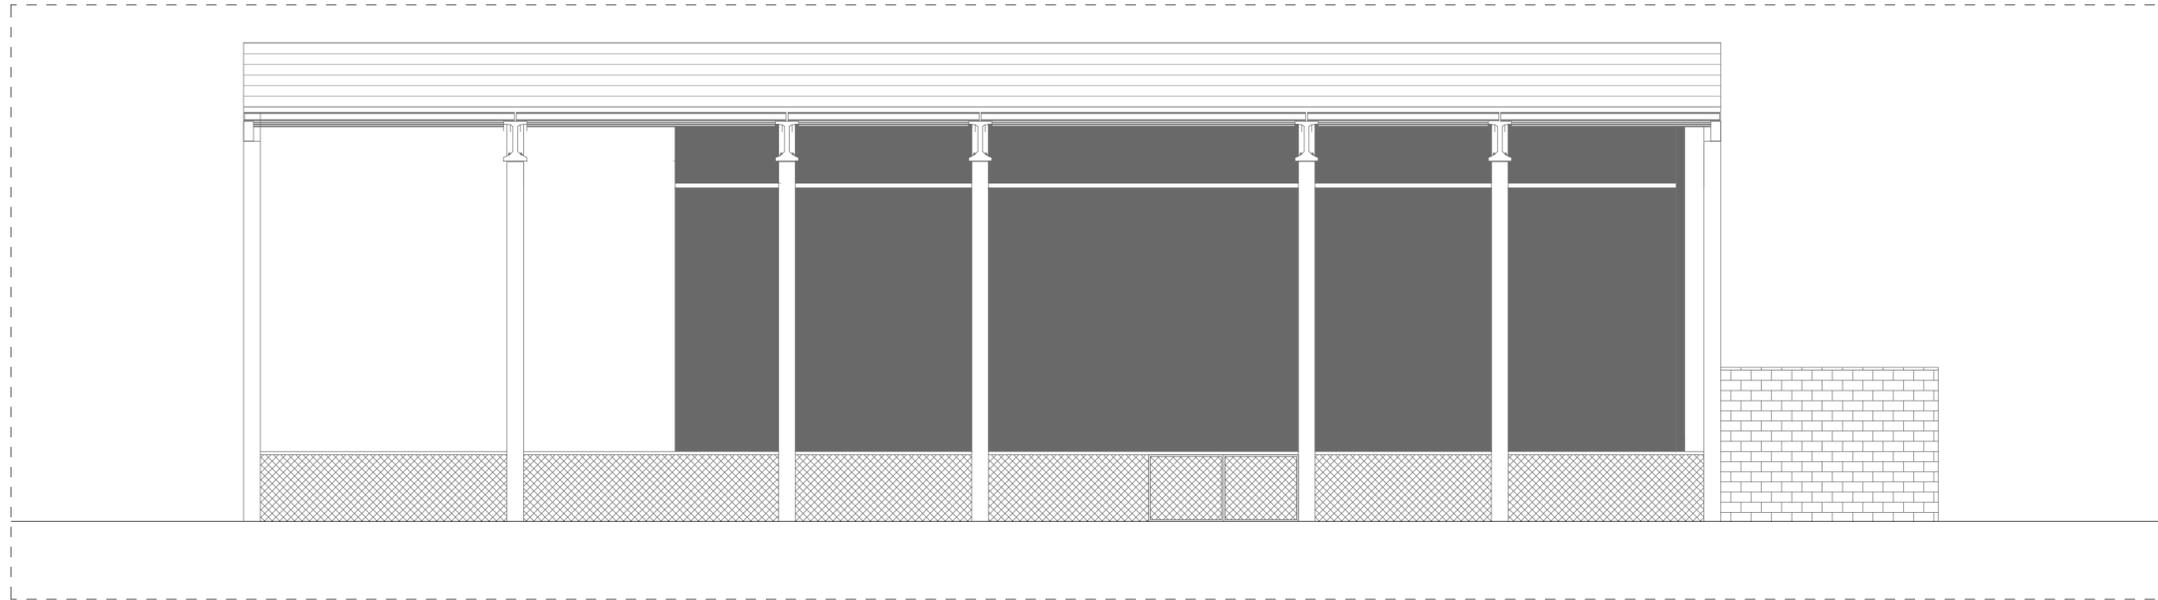

ALZADO OESTE

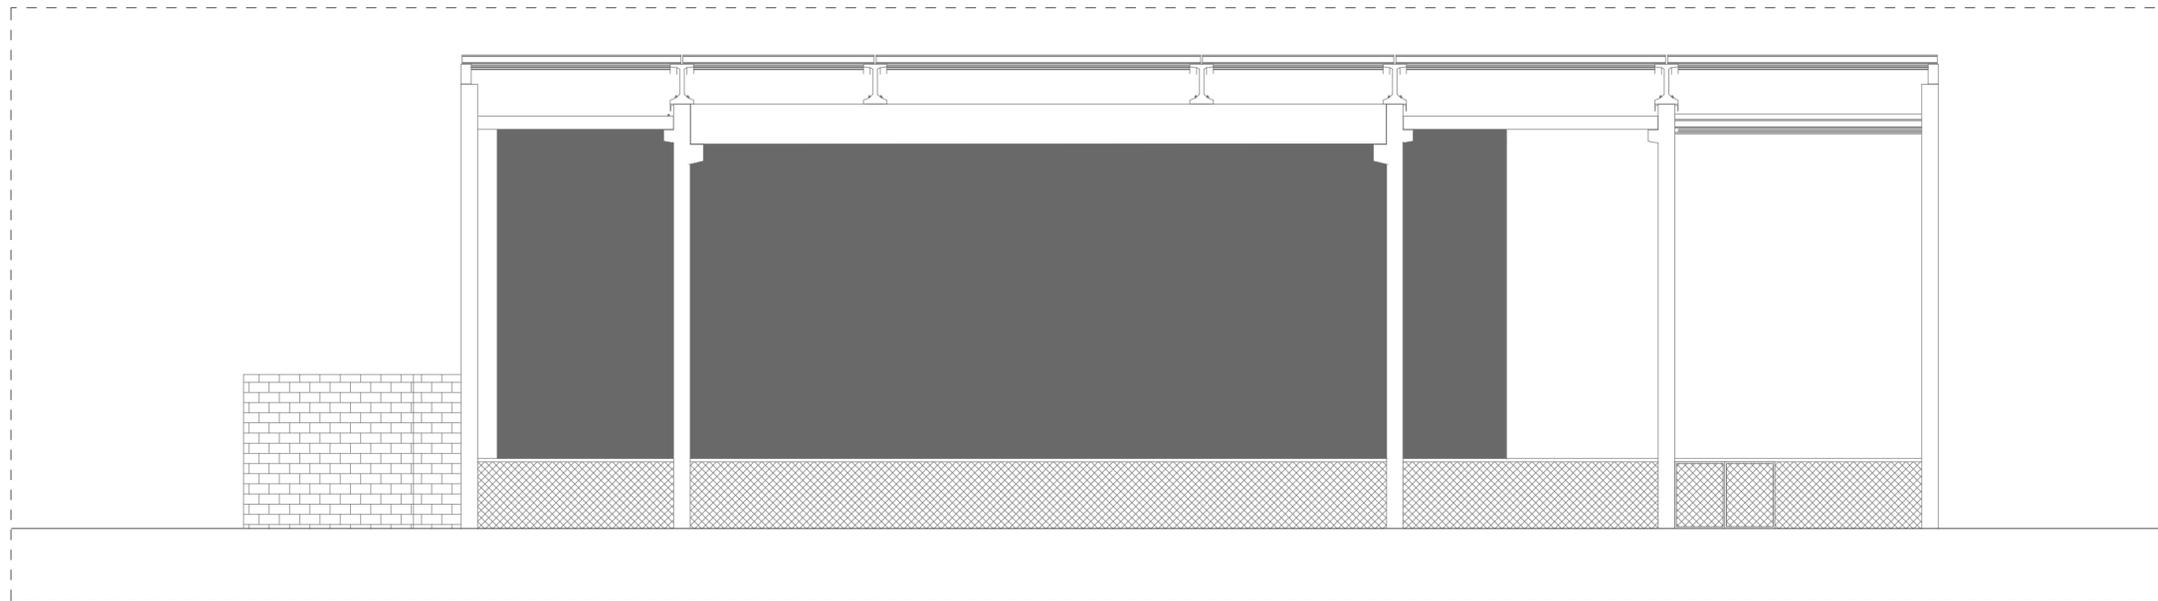

ALZADO ESTE

Nivel	Modificaciones	Fecha	Firma
01	Rev. proyecto 2004	29.03.17	J.Cameno


PROYECTO BÁSICO Y DE EJECUCIÓN  
**CUBIERTA DE FRONTÓN EN RIOSERAS**  
 C/ Traseras Huertos, Polígono 1, Parcela 3096  
 Rioseras, Valle de las Navas (Burgos)

Propiedad  
 Ayuntamiento de Valle de las Navas

Arquitectos  
 Carlos Barrio Sagredo  
 José Cameno Antolín

Plano  
**AL.01.01**  
 ALZADOS  
 PLANO DE CARPINTERÍAS


Escala 1/150 Fecha Marzo 2017 Ref. bc-251  
 1/50

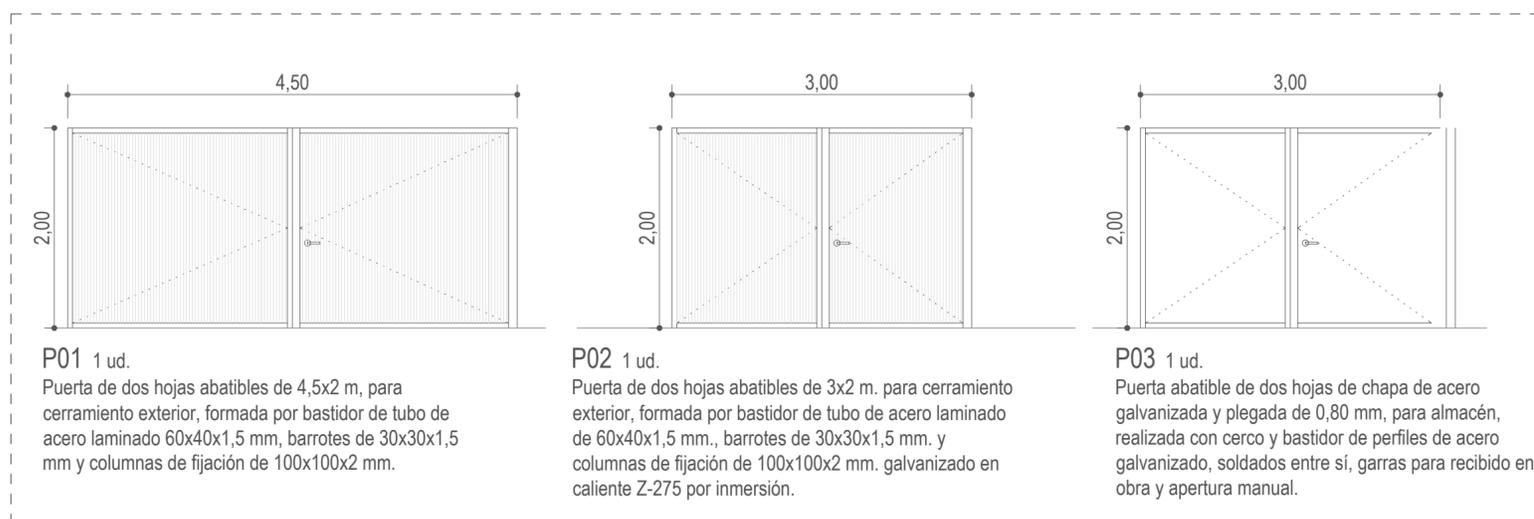


**P01** 1 ud.  
 Puerta de dos hojas abatibles de 4,5x2 m, para cerramiento exterior, formada por bastidor de tubo de acero laminado 60x40x1,5 mm, barros de 30x30x1,5 mm y columnas de fijación de 100x100x2 mm.

**P02** 1 ud.  
 Puerta de dos hojas abatibles de 3x2 m. para cerramiento exterior, formada por bastidor de tubo de acero laminado de 60x40x1,5 mm., barros de 30x30x1,5 mm. y columnas de fijación de 100x100x2 mm. galvanizado en caliente Z-275 por inmersión.


**P03** 1 ud.  
 Puerta abatible de dos hojas de chapa de acero galvanizada y plegada de 0,80 mm, para almacén, realizada con cerco y bastidor de perfiles de acero galvanizado, soldados entre sí, garras para recibido en obra y apertura manual.

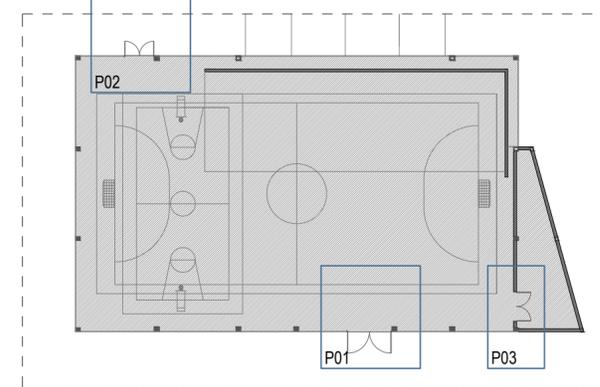


PLANO DE CARPINTERÍAS

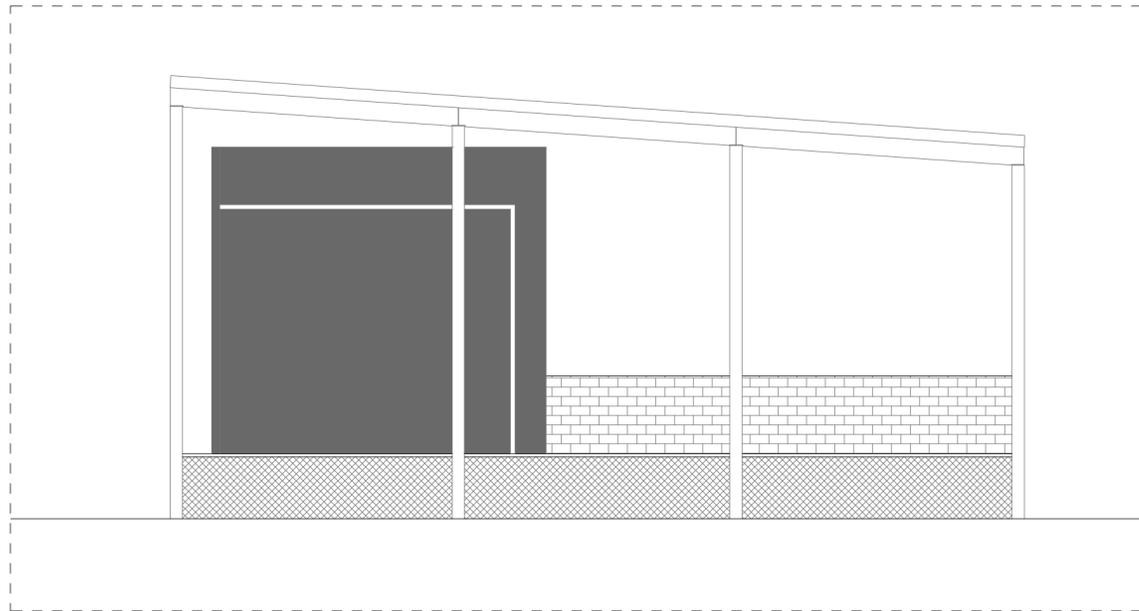


ALZADO NORTE

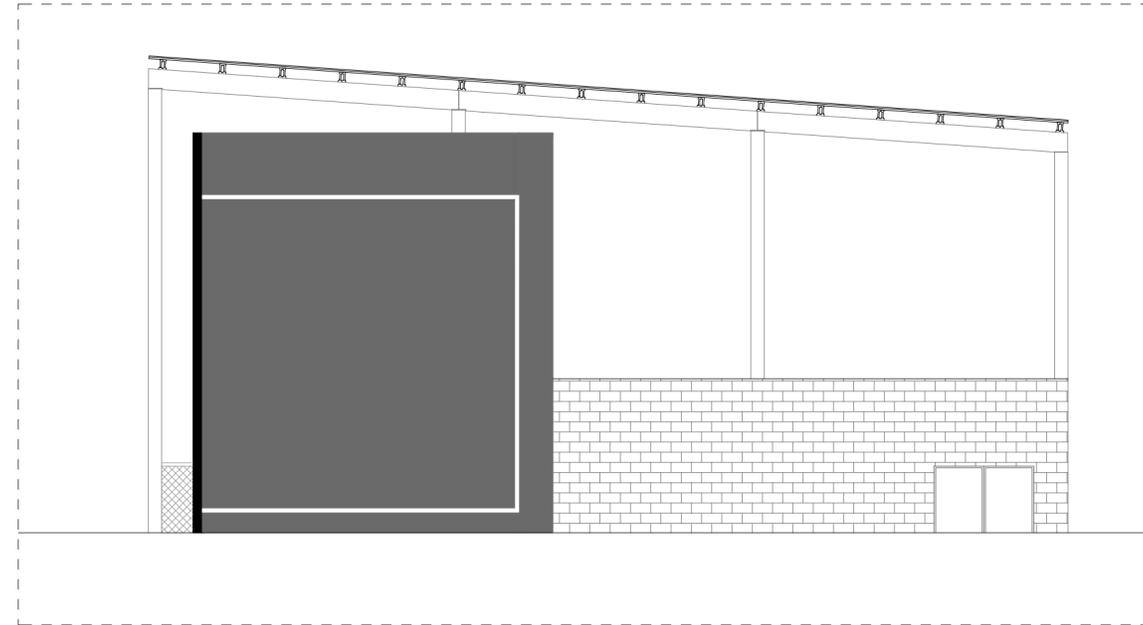

SECCIÓN NORTE

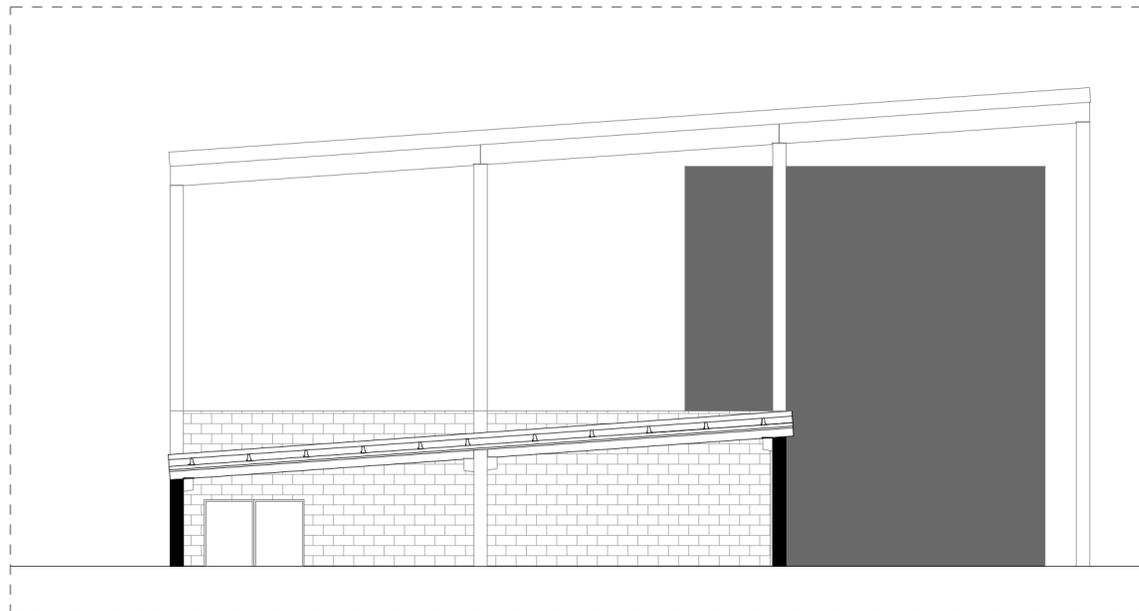

SECCIÓN SUR

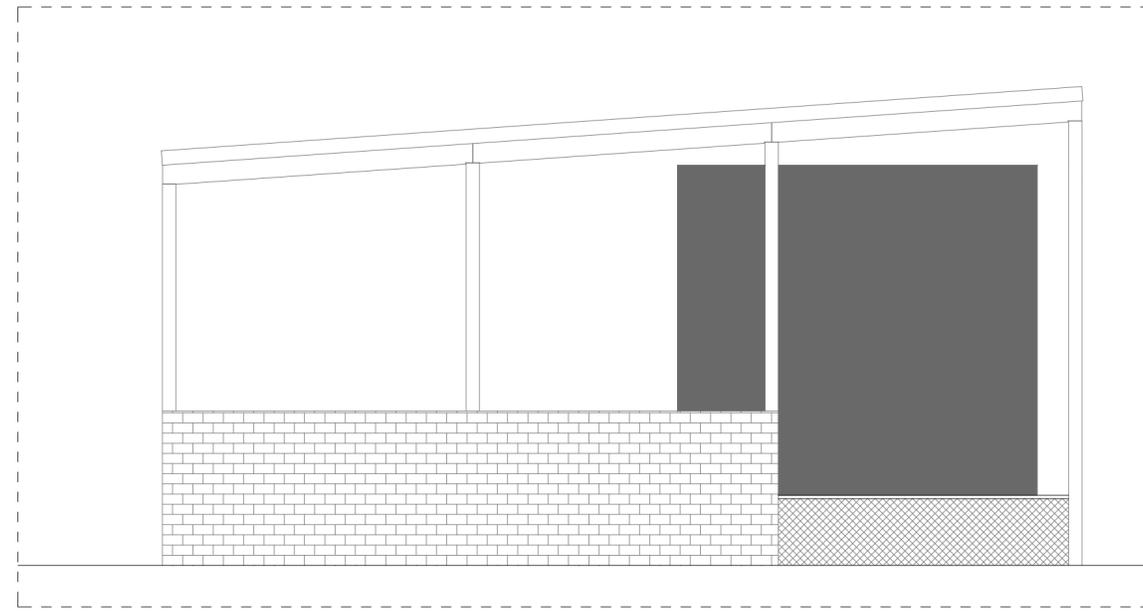

ALZADO SUR

Nivel	Modificaciones	Fecha	Firma
01	Rev: proyecto 2004	29.03.17	J.Cameno

PROYECTO BÁSICO Y DE EJECUCIÓN  
**CUBIERTA DE FRONTÓN EN RIOSERAS**  
 C/ Traseras Huertos, Poligono 1, Parcela 3096  
 Rioseras, Valle de las Navas (Burgos)

Propiedad  
 Ayuntamiento de Valle de las Navas


Arquitectos  
 Carlos Barrio Sagredo  
 José Cameno Antolin

Plano  
**AL.02.01**  
 ALZADOS Y SECCIONES


Escala  
 1/150

Fecha  
 Marzo 2017


Ref.  
 bc-251

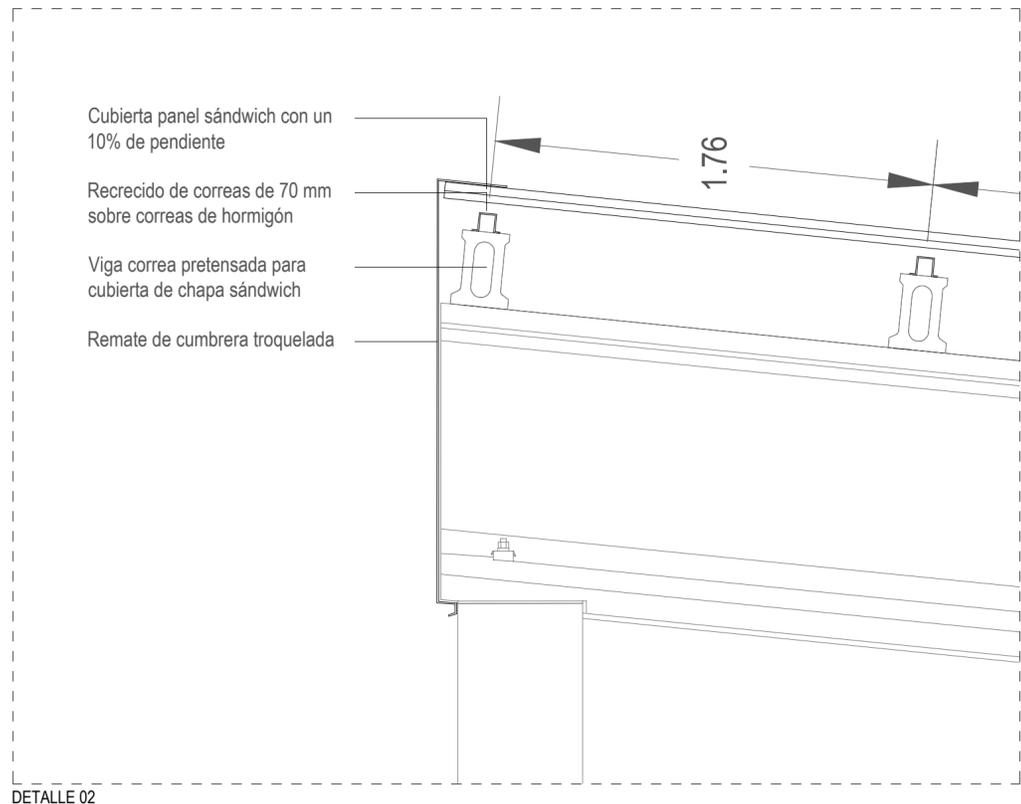


DETALLE 02

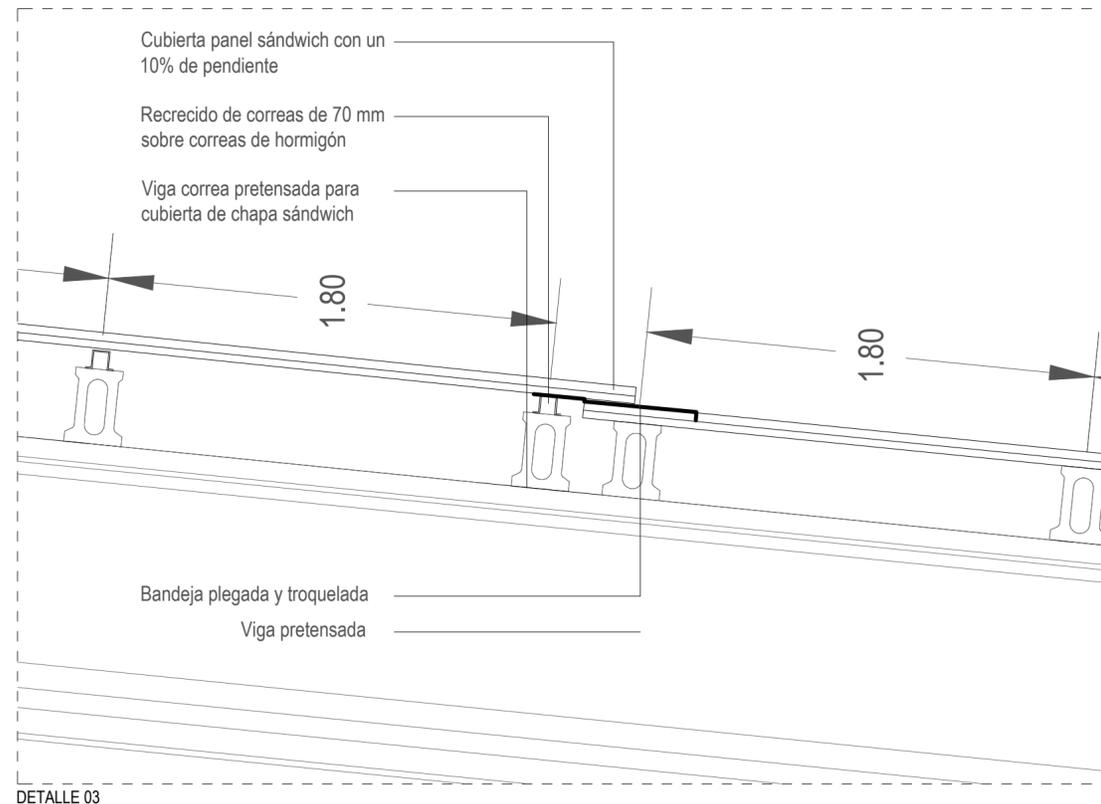

DETALLE 03

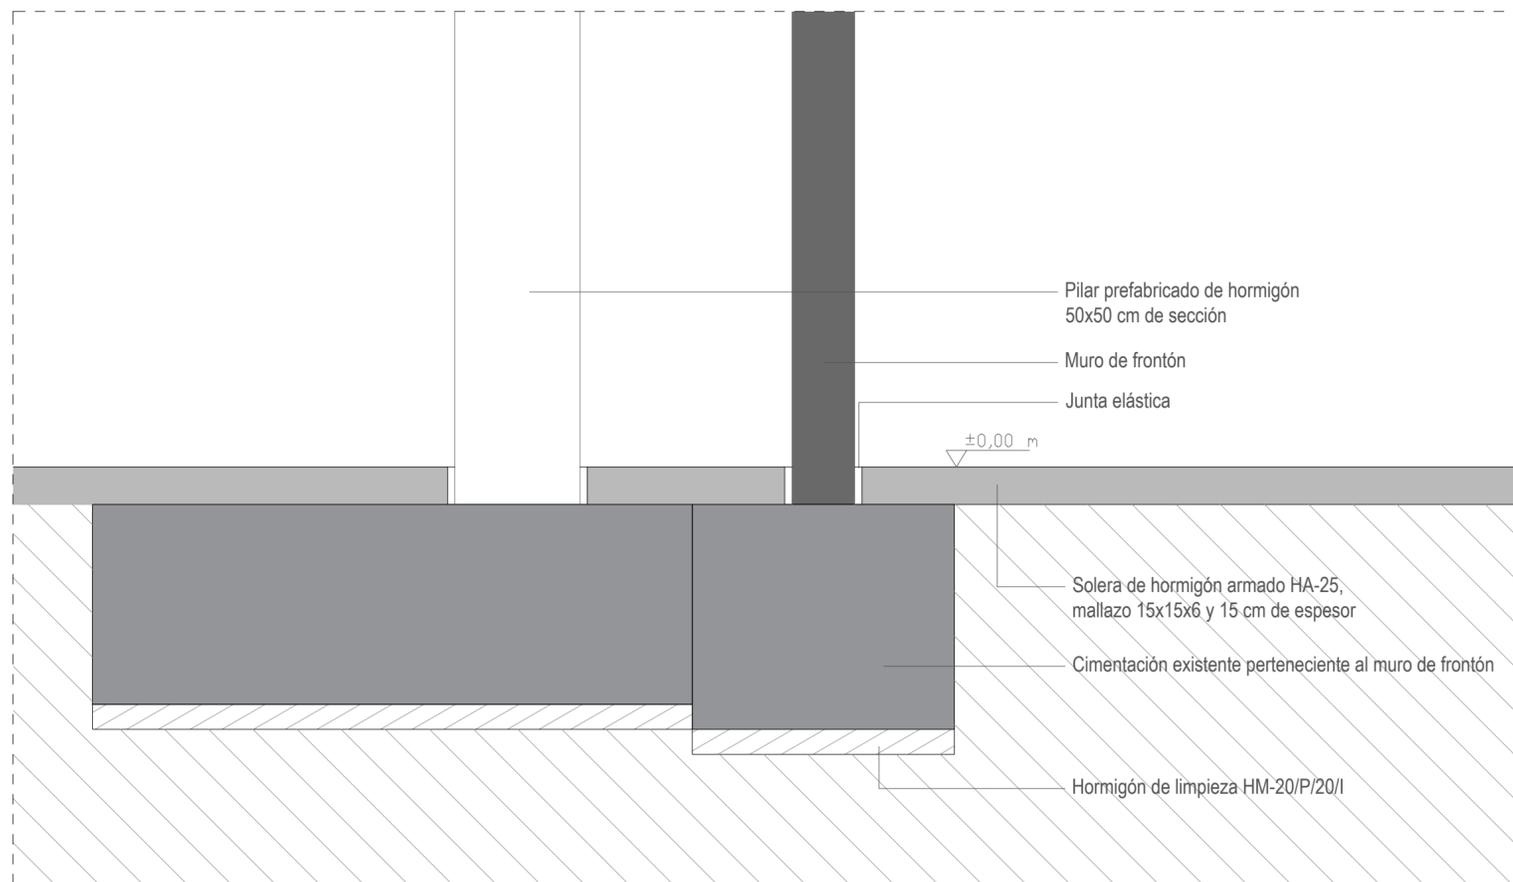

DETALLE 01

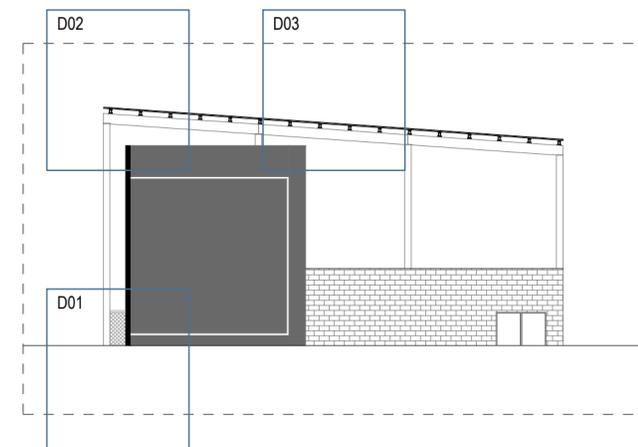

Nivel	Modificaciones	Fecha	Firma
01	Rev. proyecto 2004	31.03.17	J.Cameno

PROYECTO BÁSICO Y DE EJECUCIÓN  
**CUBIERTA DE FRONTÓN EN RIOSERAS**  
 C/ Traseras Huertos, Polígono 1, Parcela 3096  
 Rioseras, Valle de las Navas (Burgos)


Propiedad  
 Ayuntamiento de Valle de las Navas

Arquitectos  
 Carlos Barrio Sagredo  
 José Cameno Antolín

Plano **DET.01.01**  
 DETALLES CONSTRUCTIVOS

Escala 1/20 Fecha Marzo 2017 Ref. bc-251



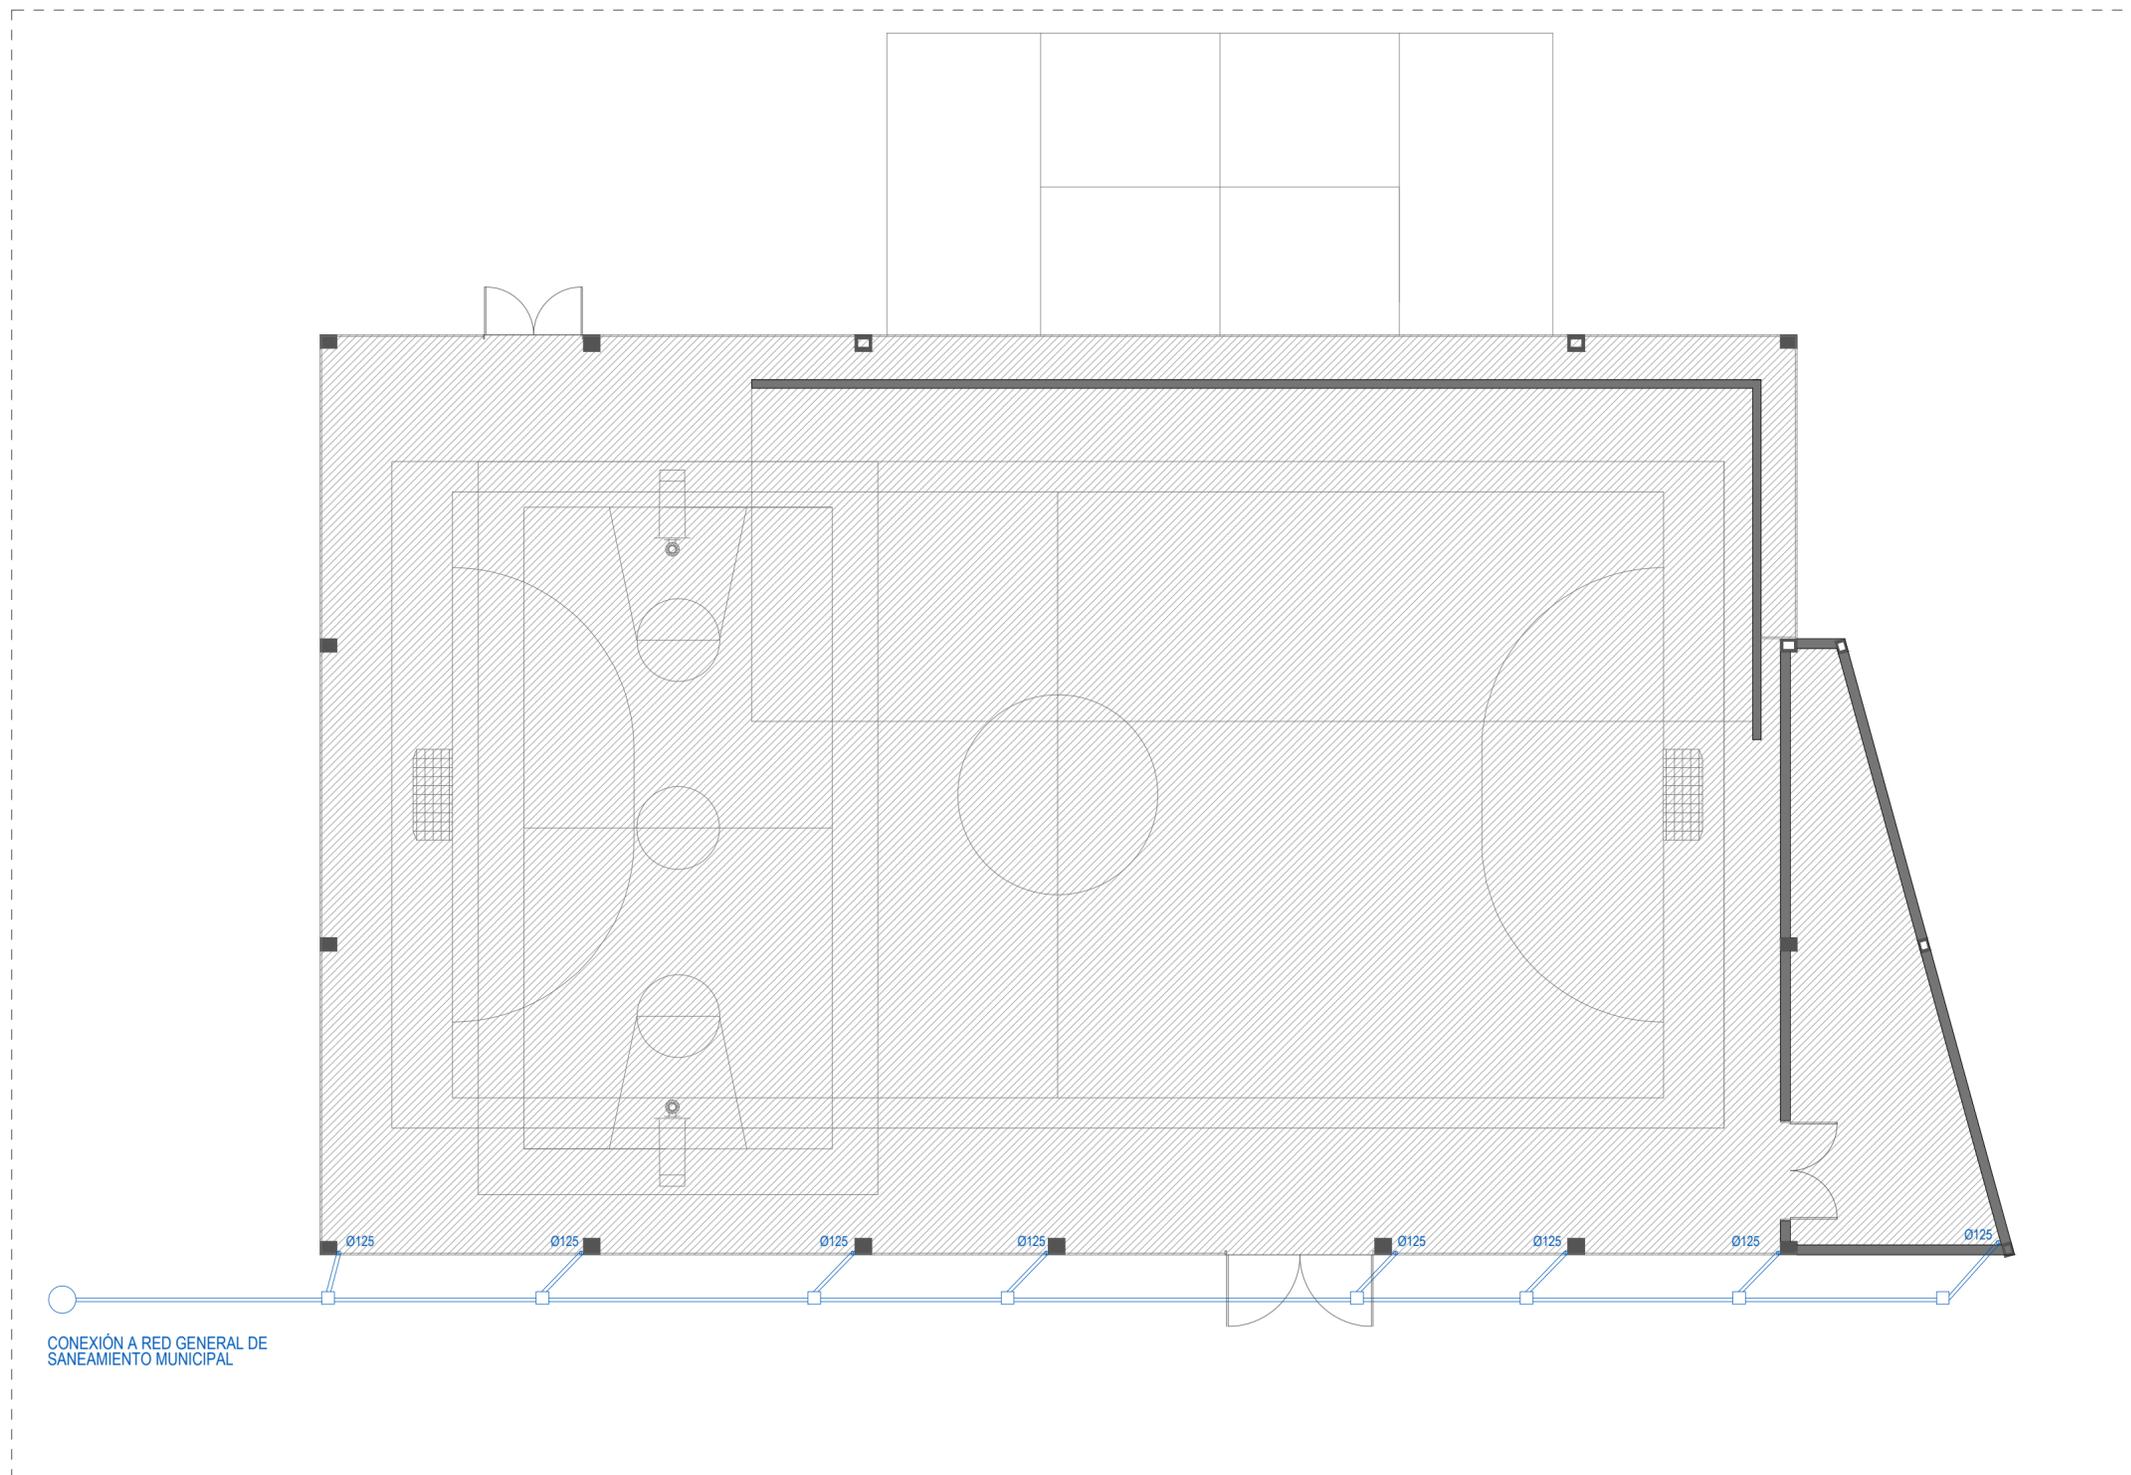

LEYENDA DE SANEAMIENTO

- BAJANTE
- ARQUETA
- SUMIDERO



Nivel	Modificaciones	Fecha	Firma
01	Rev. proyecto 2004	29.03.17	J.Cameno

PROYECTO BÁSICO Y DE EJECUCIÓN  
**CUBIERTA DE FRONTÓN EN RIOSERAS**  
 C/ Traseras Huertos, Polígono 1, Parcela 3096  
 Rioseras, Valle de las Navas (Burgos)

Propiedad  
 Ayuntamiento de Valle de las Navas


Arquitectos  
 Carlos Barrio Sagredo  
 José Cameno Antolín

Plano **SA.01.01**  
 INSTALACIÓN DE EVACUACIÓN DE PLUVIALES  
 PLANTA BAJA

Escala 1/150      Fecha Marzo 2017      Ref. bc-251



CONEXIÓN A RED GENERAL DE  
 SANEAMIENTO MUNICIPAL

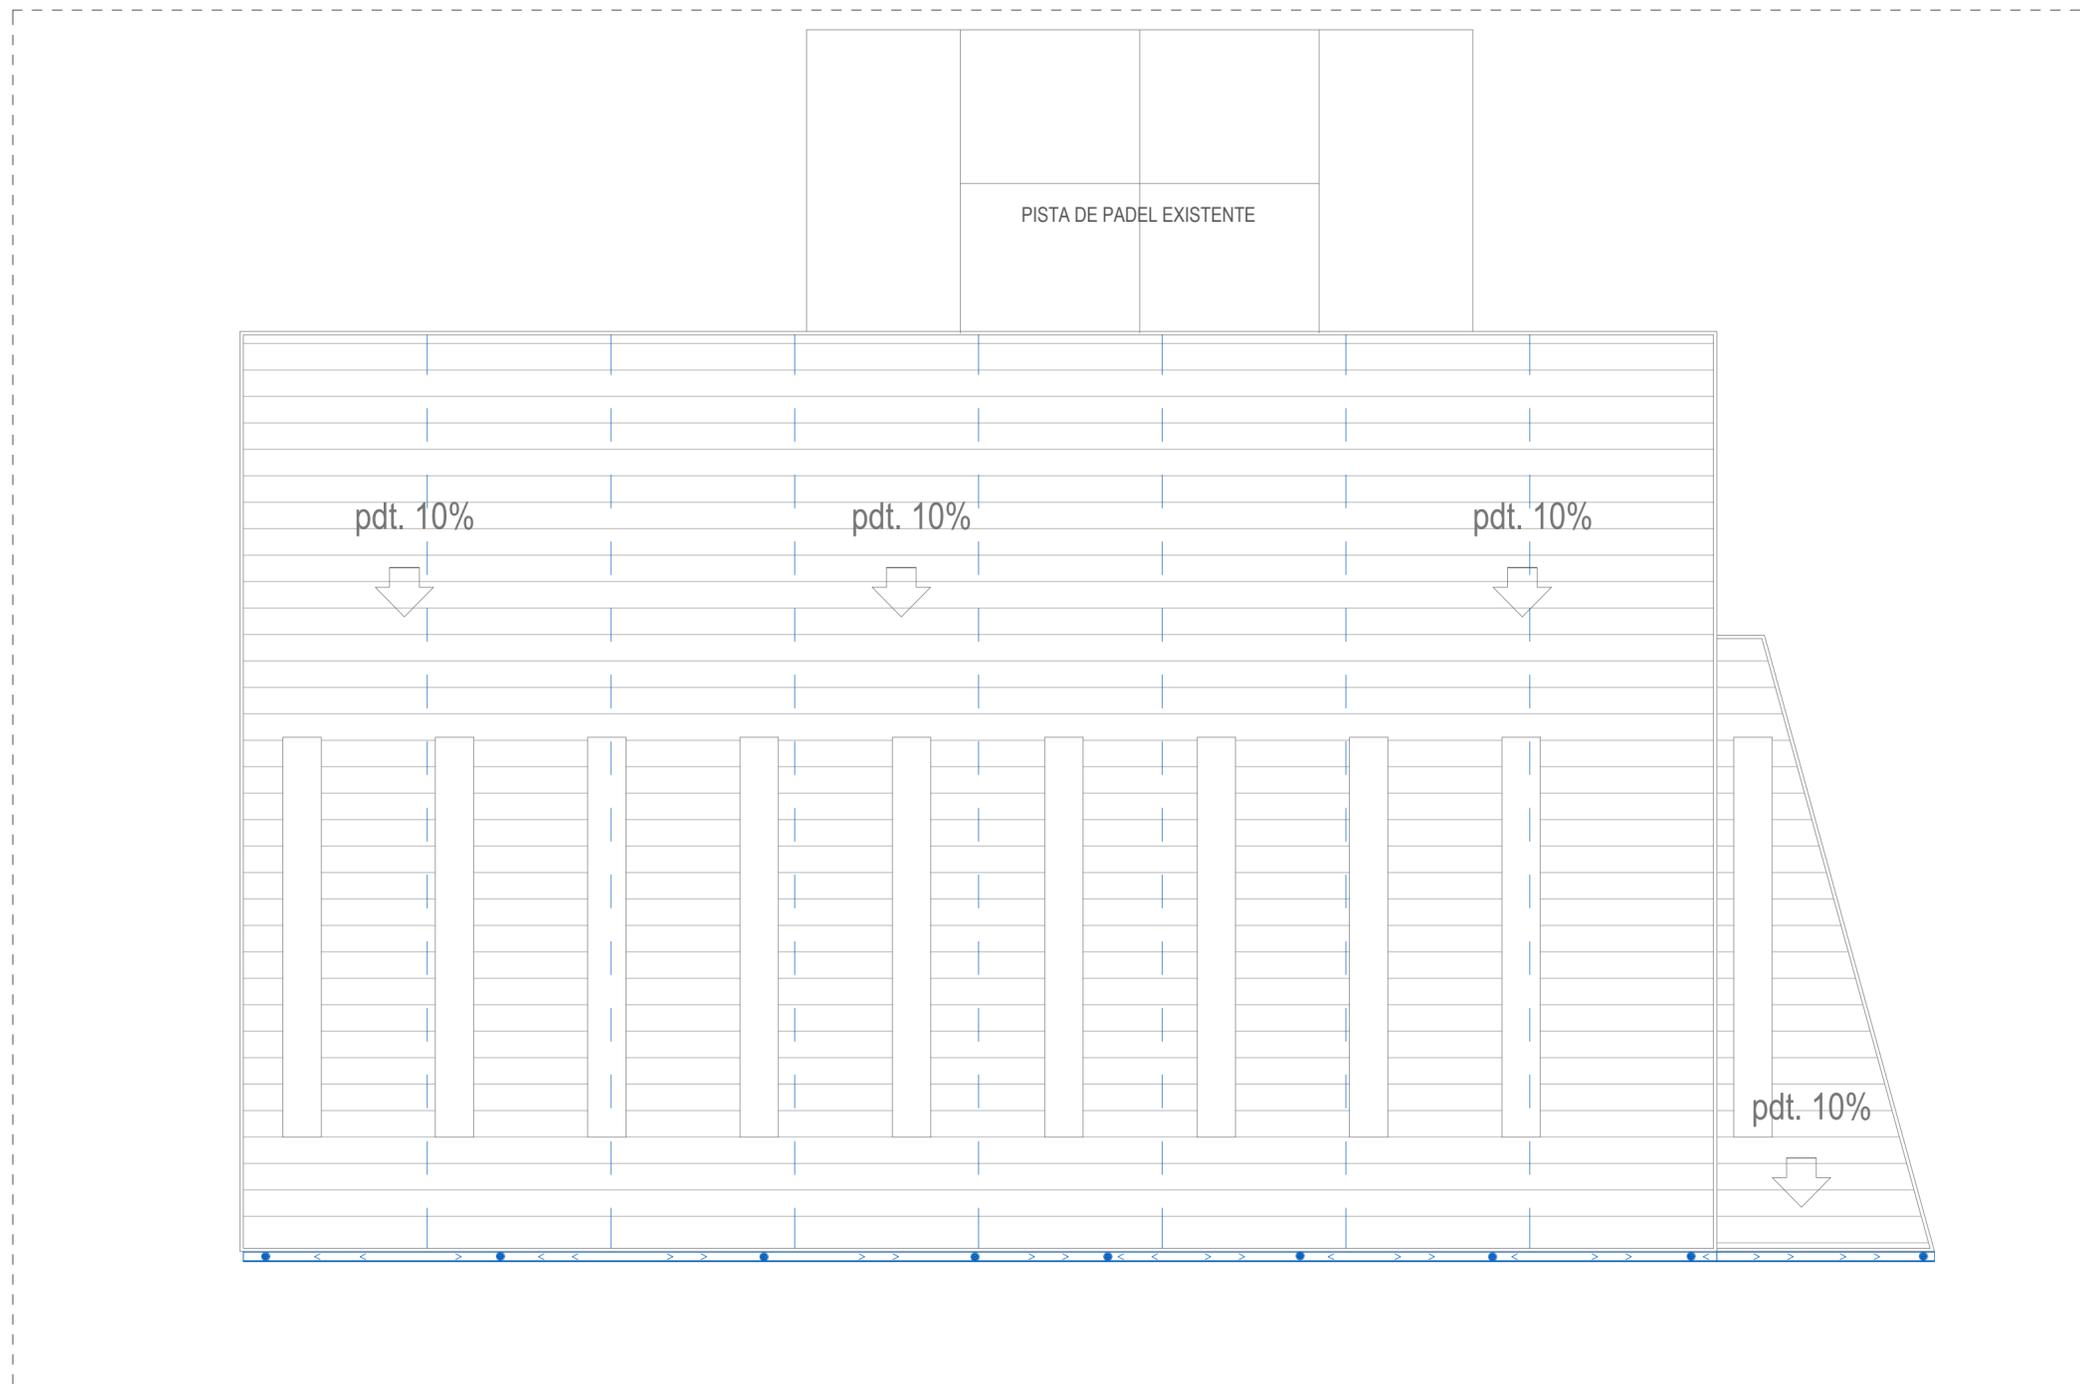

**LEYENDA DE SANEAMIENTO**

- BAJANTE
- ARQUETA
- SUMIDERO



Nivel	Modificaciones	Fecha	Firma
01	Rev. proyecto 2004	29.03.17	J.Cameno


PROYECTO BÁSICO Y DE EJECUCIÓN  
**CUBIERTA DE FRONTÓN EN RIOSERAS**  
 C/ Traseras Huertos, Polígono 1, Parcela 3096  
 Rioseras, Valle de las Navas (Burgos)

Propiedad  
 Ayuntamiento de Valle de las Navas

Arquitectos  
 Carlos Barrio Sagredo  
 José Cameno Antolín

Plano **SA.02.01**  
 INSTALACIÓN DE EVACUACIÓN DE PLUVIALES  
 PLANTA DE CUBIERTA

Escala 1/150      Fecha Marzo 2017      Ref. bc-251

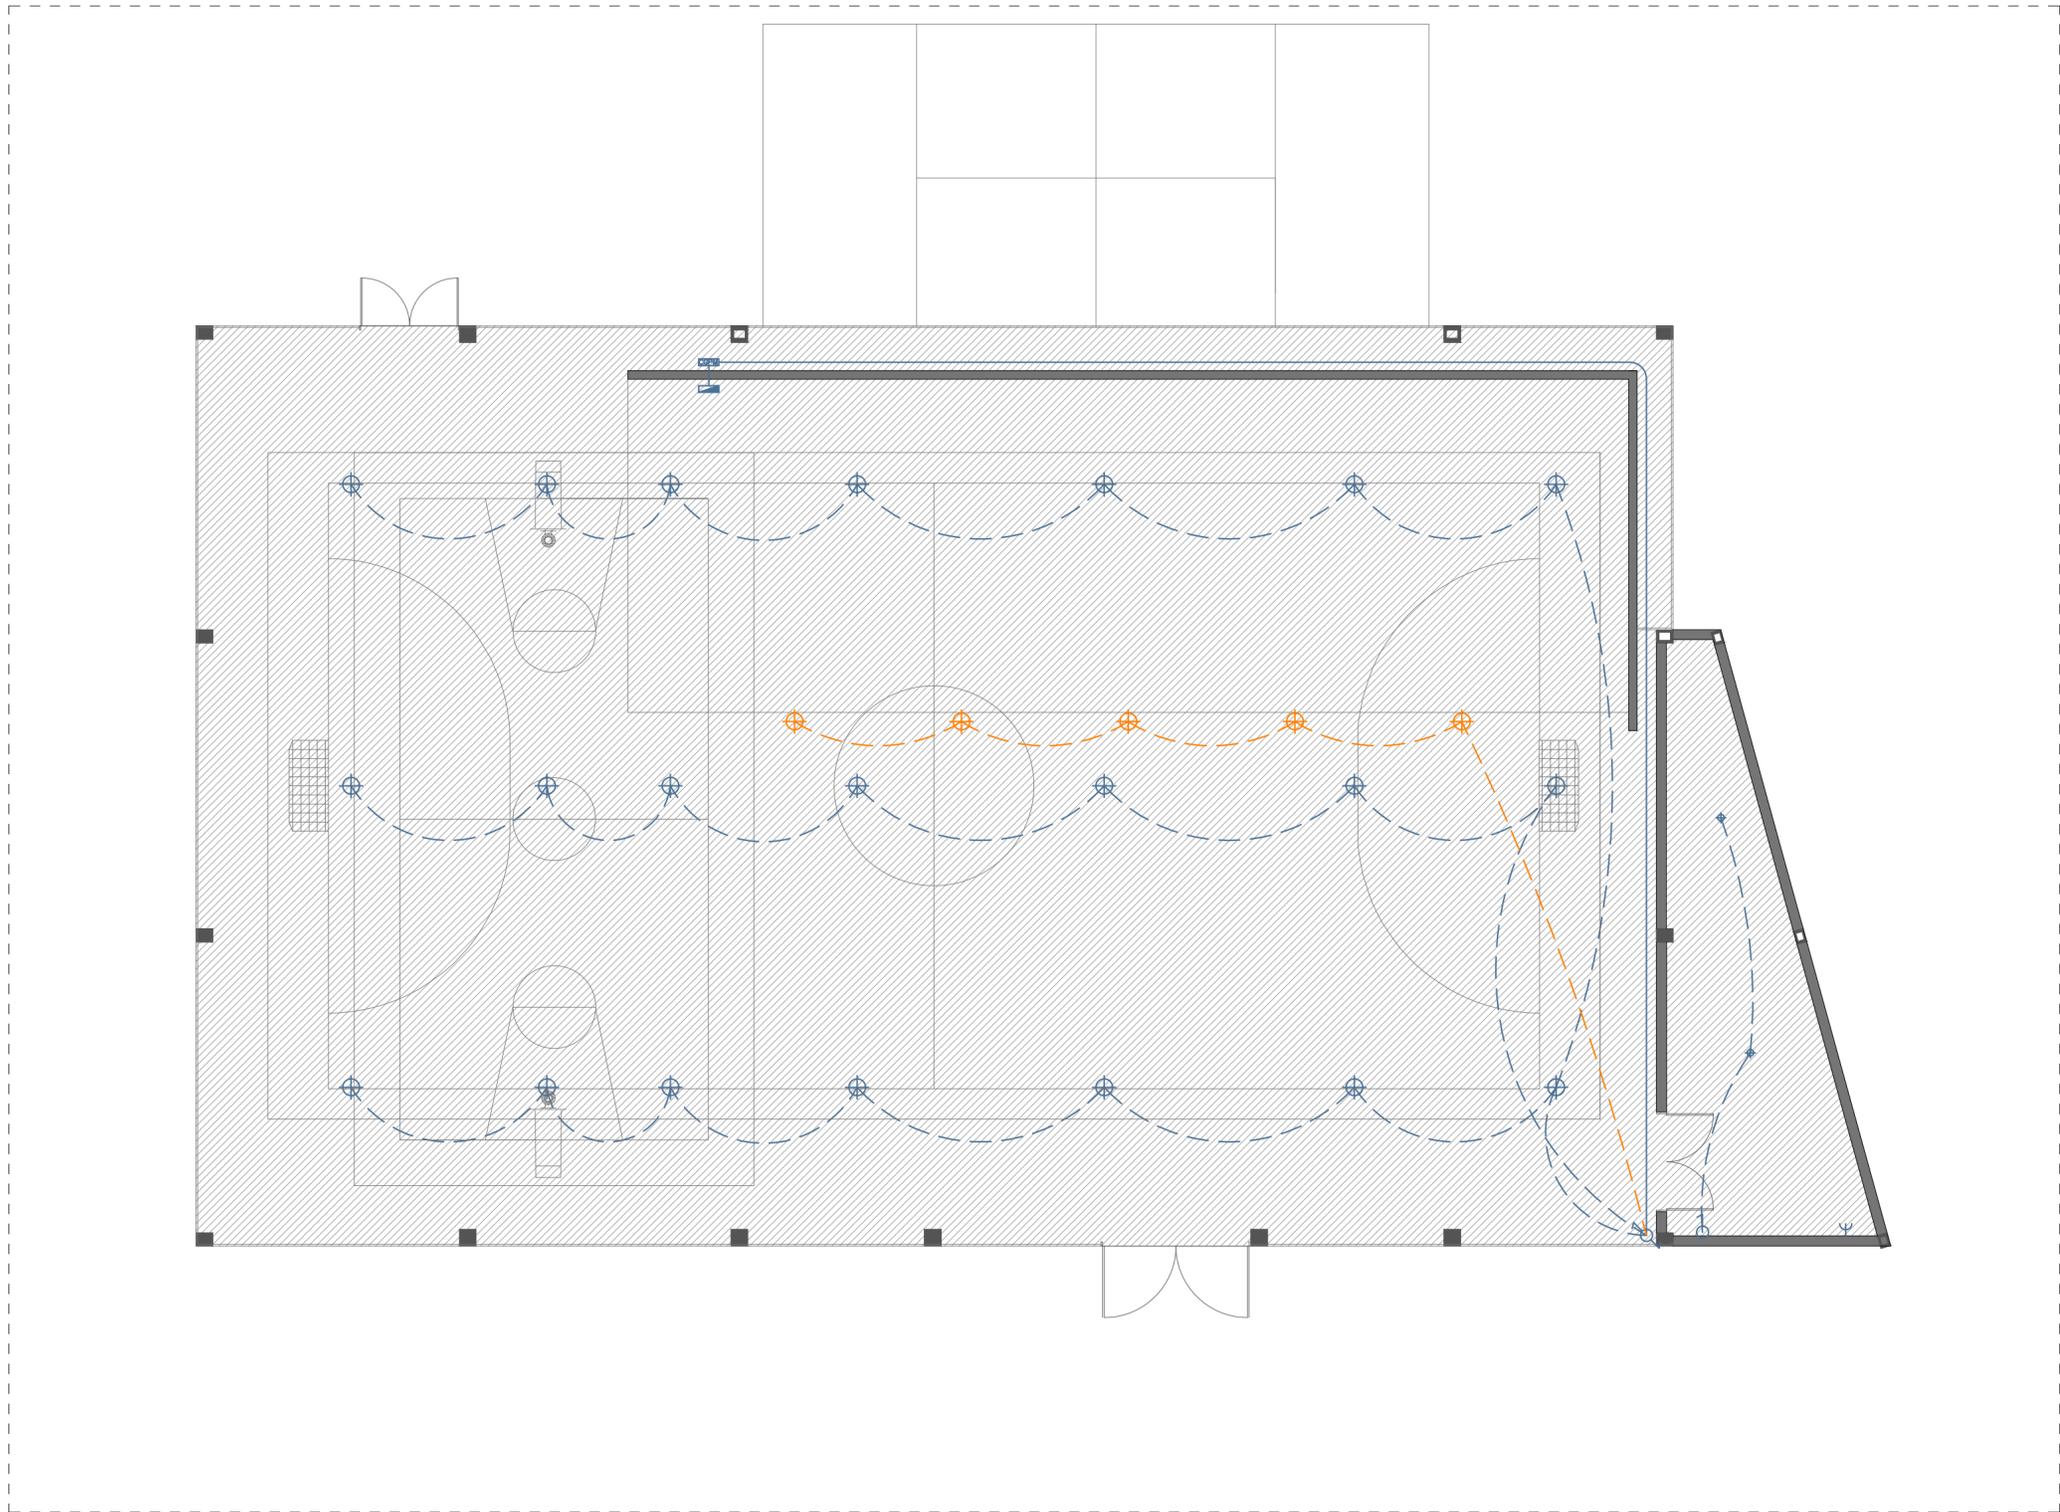

**LEYENDA DE ELECTRICIDAD**

	PROYECTOR LED ESPECIAL FRONTÓN 250 w
	PROYECTOR LED 200 w
	REGLETA MONTAJE RÁPIDO 36 w
	INTERRUPTOR SENCILLO
	CAJA GENERAL DE PROTECCIÓN Y MEDIDA
	TOMA DE CORRIENTE



Nivel	Modificaciones	Fecha	Firma
01	Rev. proyecto 2004	29.03.17	J.Cameno

PROYECTO BÁSICO Y DE EJECUCIÓN  
**CUBIERTA DE FRONTÓN EN RIOSERAS**  
 C/ Traseras Huertos, Polígono 1, Parcela 3096  
 Rioseras, Valle de las Navas (Burgos)


Propiedad  
 Ayuntamiento de Valle de las Navas

Arquitectos  
 Carlos Barrio Sagredo  
 José Cameno Antolín

Plano **EL.01.01**  
 INSTALACIONES DE ELECTRICIDAD

Escala 1/150      Fecha Marzo 2017      Ref. bc-251



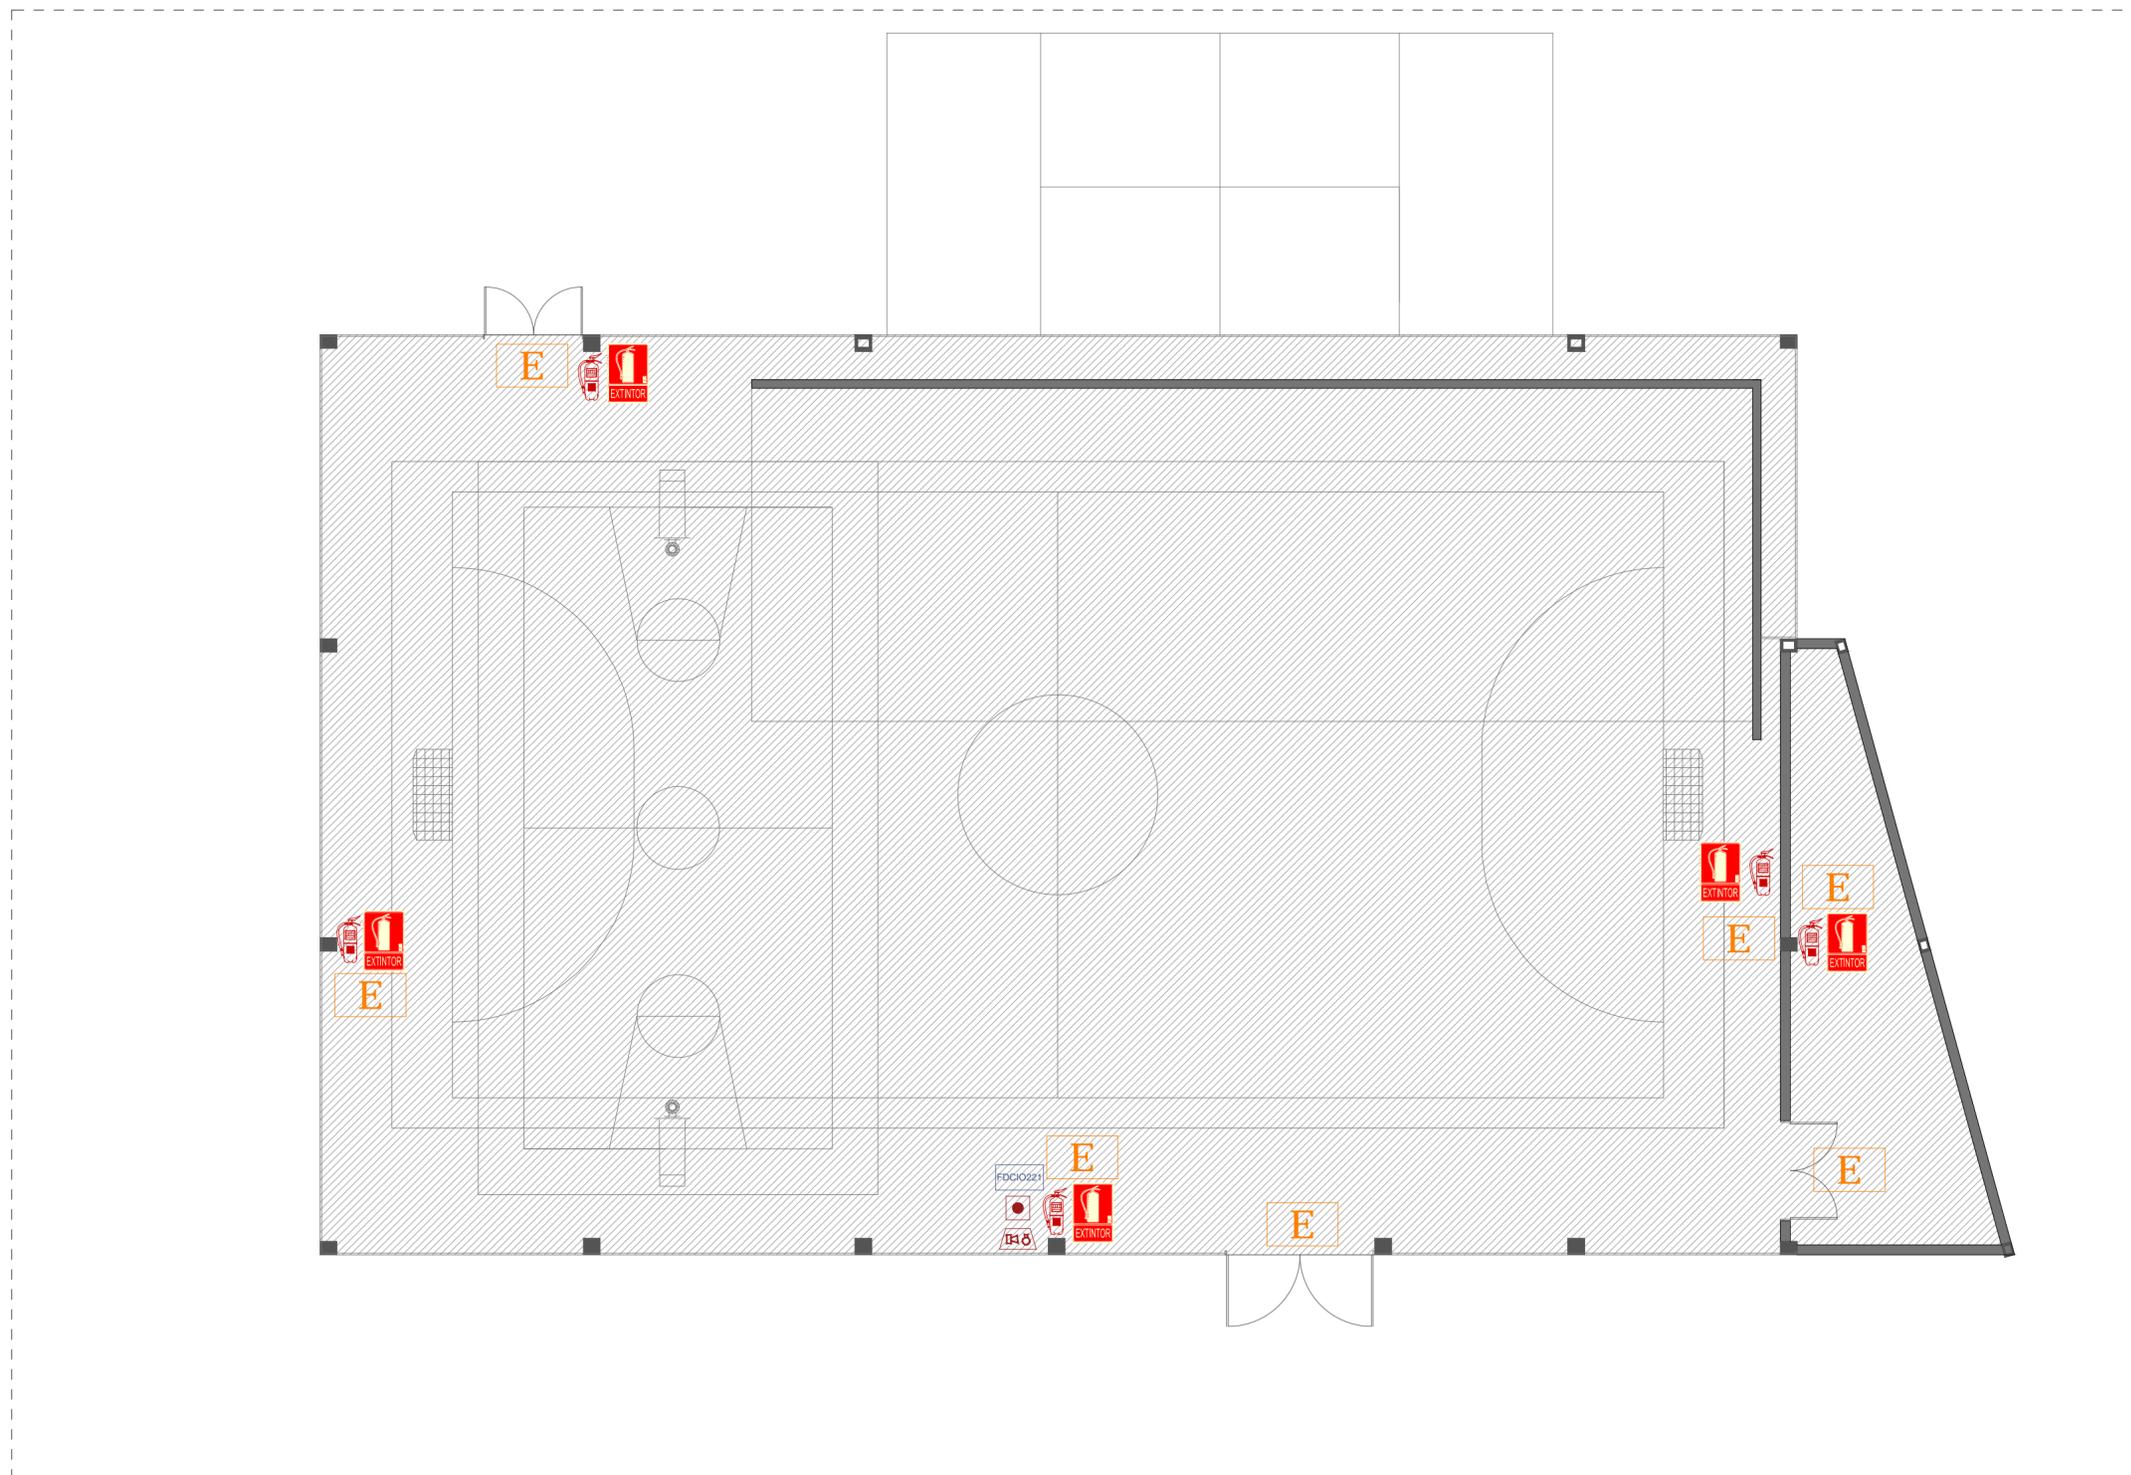

SÍMBOLO	DESCRIPCIÓN	Uds.
FDCIO221	Módulo entradas y salidas FDCIO221	1
●	Pulsador manual de alarma FDM226	1
🔊	Sirena óptico-acústica A4OPT	1
🔥	Señalización extintor	5
🧯	Extintor de polvo 6 kg	5
E	Alumbrado de emergencia	7




Nivel	Modificaciones	Fecha	Firma
01	Rev. proyecto 2004	29.03.17	J.Cameno

PROYECTO BÁSICO Y DE EJECUCIÓN  
**CUBIERTA DE FRONTÓN EN RIOSERAS**  
 C/ Traseras Huertos, Poligono 1, Parcela 3096  
 Rioseras, Valle de las Navas (Burgos)

Propiedad  
 Ayuntamiento de Valle de las Navas

Arquitectos  
 Carlos Barrio Sagredo  
 José Cameno Antolín

Plano **CI.01.01**  
 INSTALACIÓN DE CONTRA INCENDIOS.  
 SISTEMA DE EXTINCIÓN. SISTEMA DE ALARMA  
 Y AVISO DE INCENDIO. PLANTA BAJA  
 Escala 1/150 Fecha Marzo 2017 Ref. bc-251

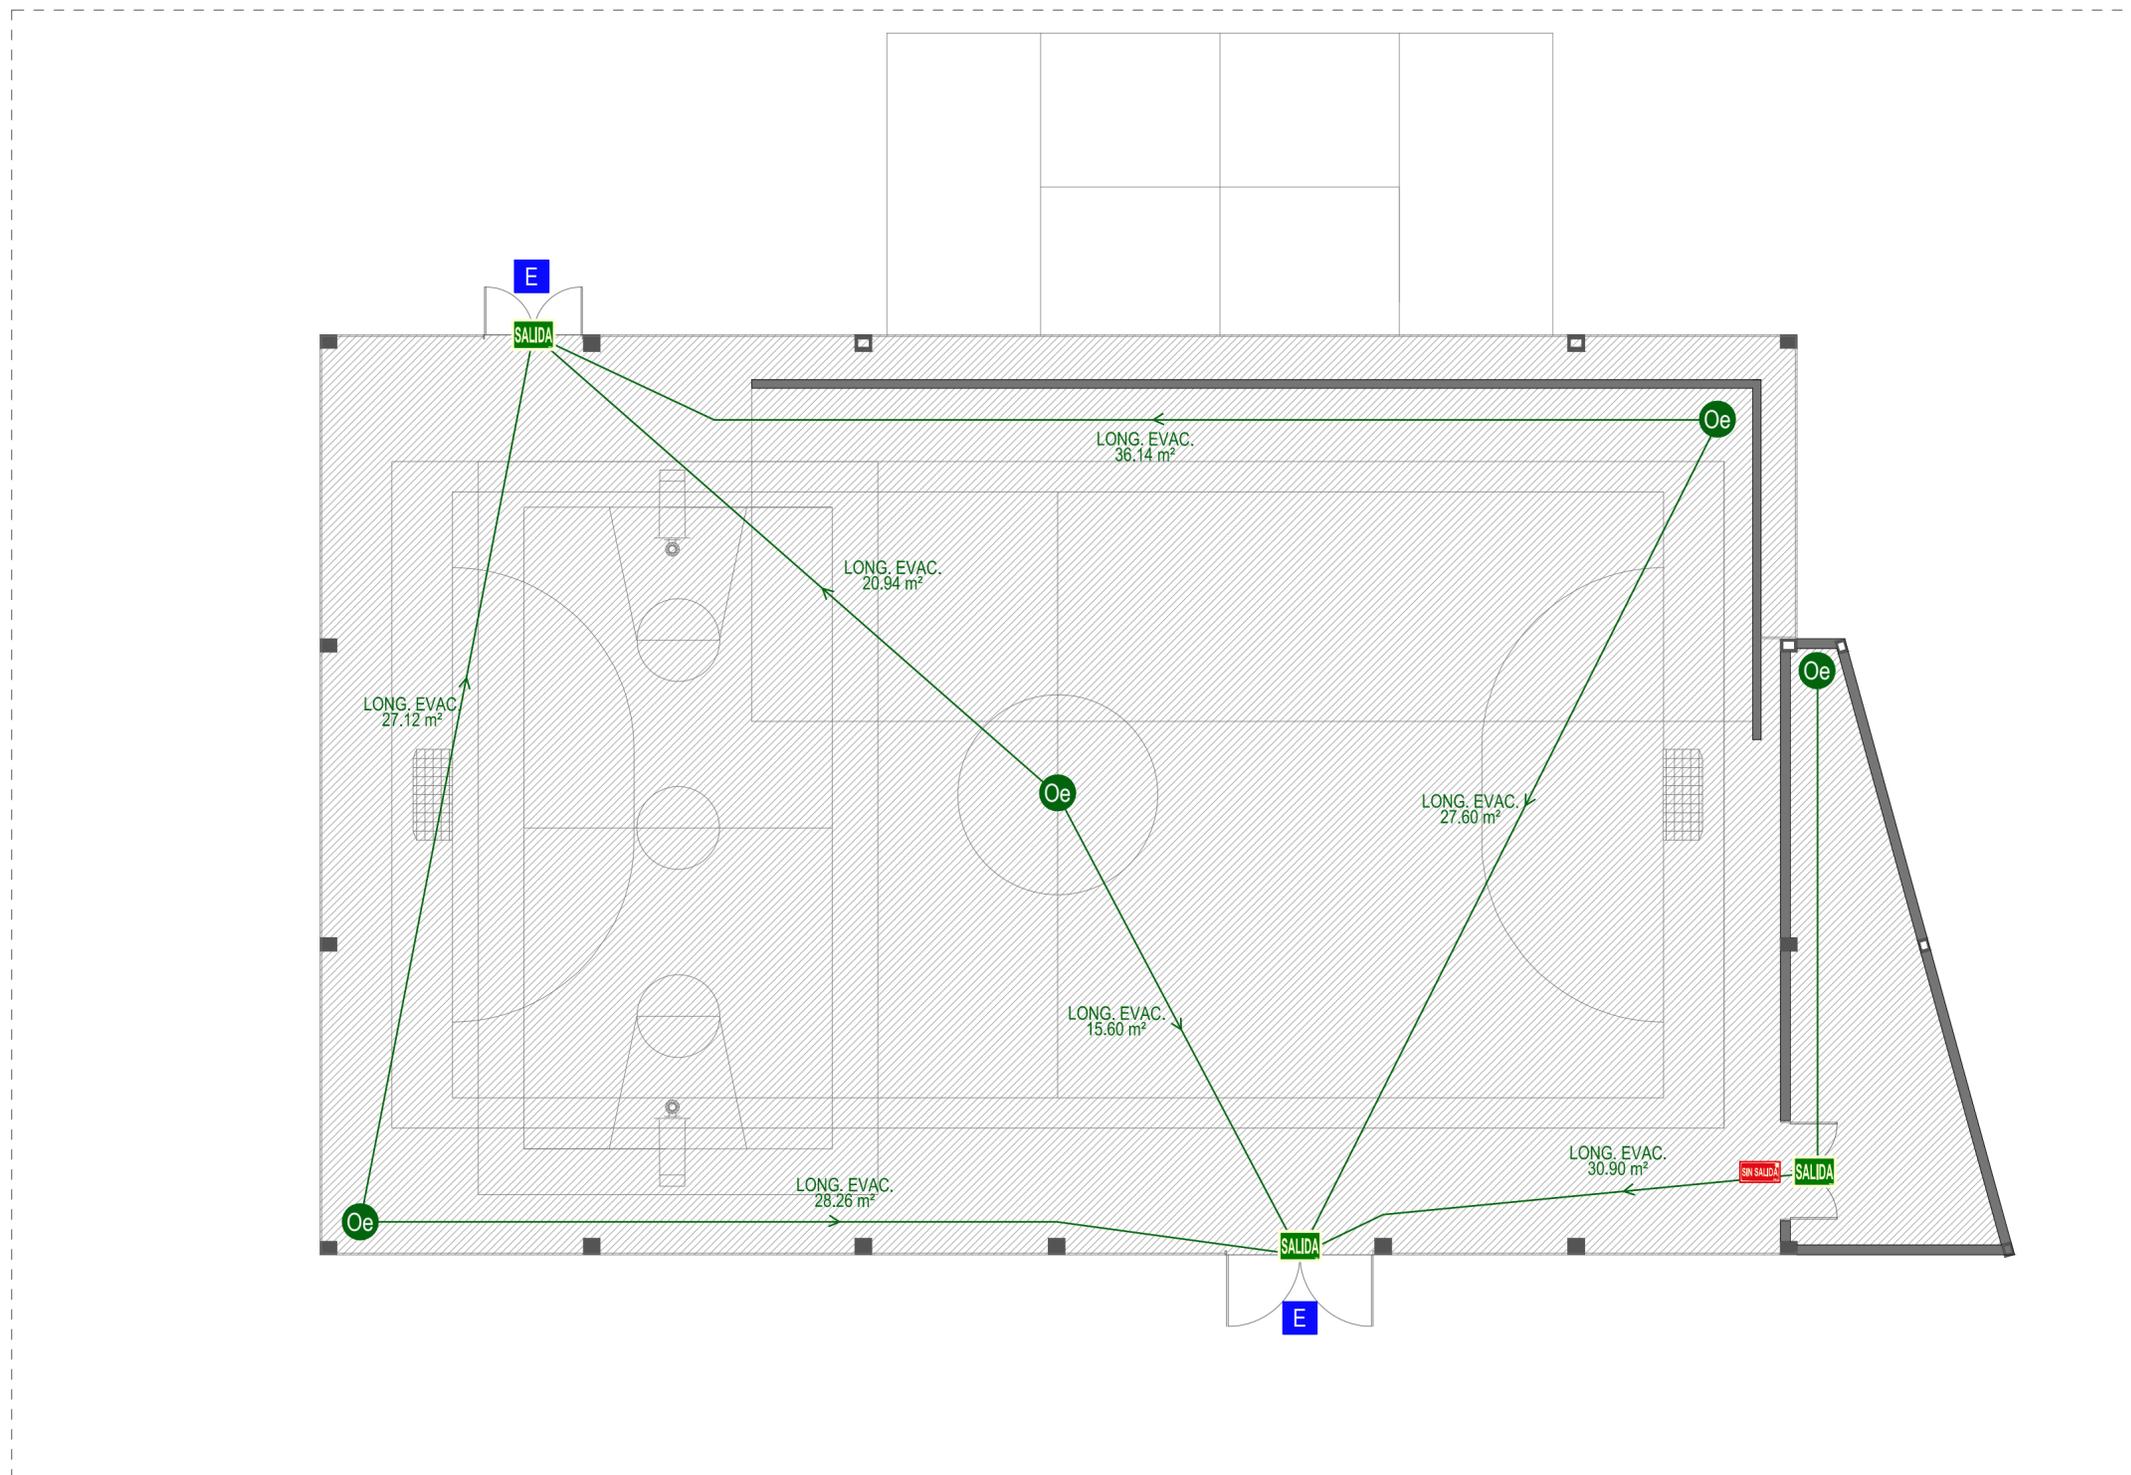

LEYENDA DE CONTRA INCENDIOS

- Oe ORIGEN EVACUACIÓN
- RECORRIDO EVACUACIÓN
- E ESPACIO EXTERIOR SEGURO
- SALIDA SALIDA
- SIN SALIDA SIN SALIDA



Nivel	Modificaciones	Fecha	Firma
01	Rev. proyecto 2004	29.03.17	J.Cameno

PROYECTO BÁSICO Y DE EJECUCIÓN  
**CUBIERTA DE FRONTÓN EN RIOSERAS**  
 C/ Traseras Huertos, Poligono 1, Parcela 3096  
 Rioseras, Valle de las Navas (Burgos)

Propiedad  
 Ayuntamiento de Valle de las Navas

Arquitectos  
 Carlos Barrio Sagredo  
 José Cameno Antolin


**CI.02.01**

Plano  
 INSTALACIÓN DE CONTRA INCENDIOS.  
 RECORRIDOS DE EVACUACIÓN.  
 PLANTA BAJA

Escala 1/150      Fecha Marzo 2017      Ref. bc-251

CUADRO DE PILARES R y N

P1=P7=P12	P3	P4=P5=P2	P6	P8	P9	P11	P13	P14=P15	P16=P10	P22=P21=P23	PILARES
						Arm. Long.: 4e20+8e16		Arm. Long.: 16e25		Arm. Long.: 8e20	Cimentacion

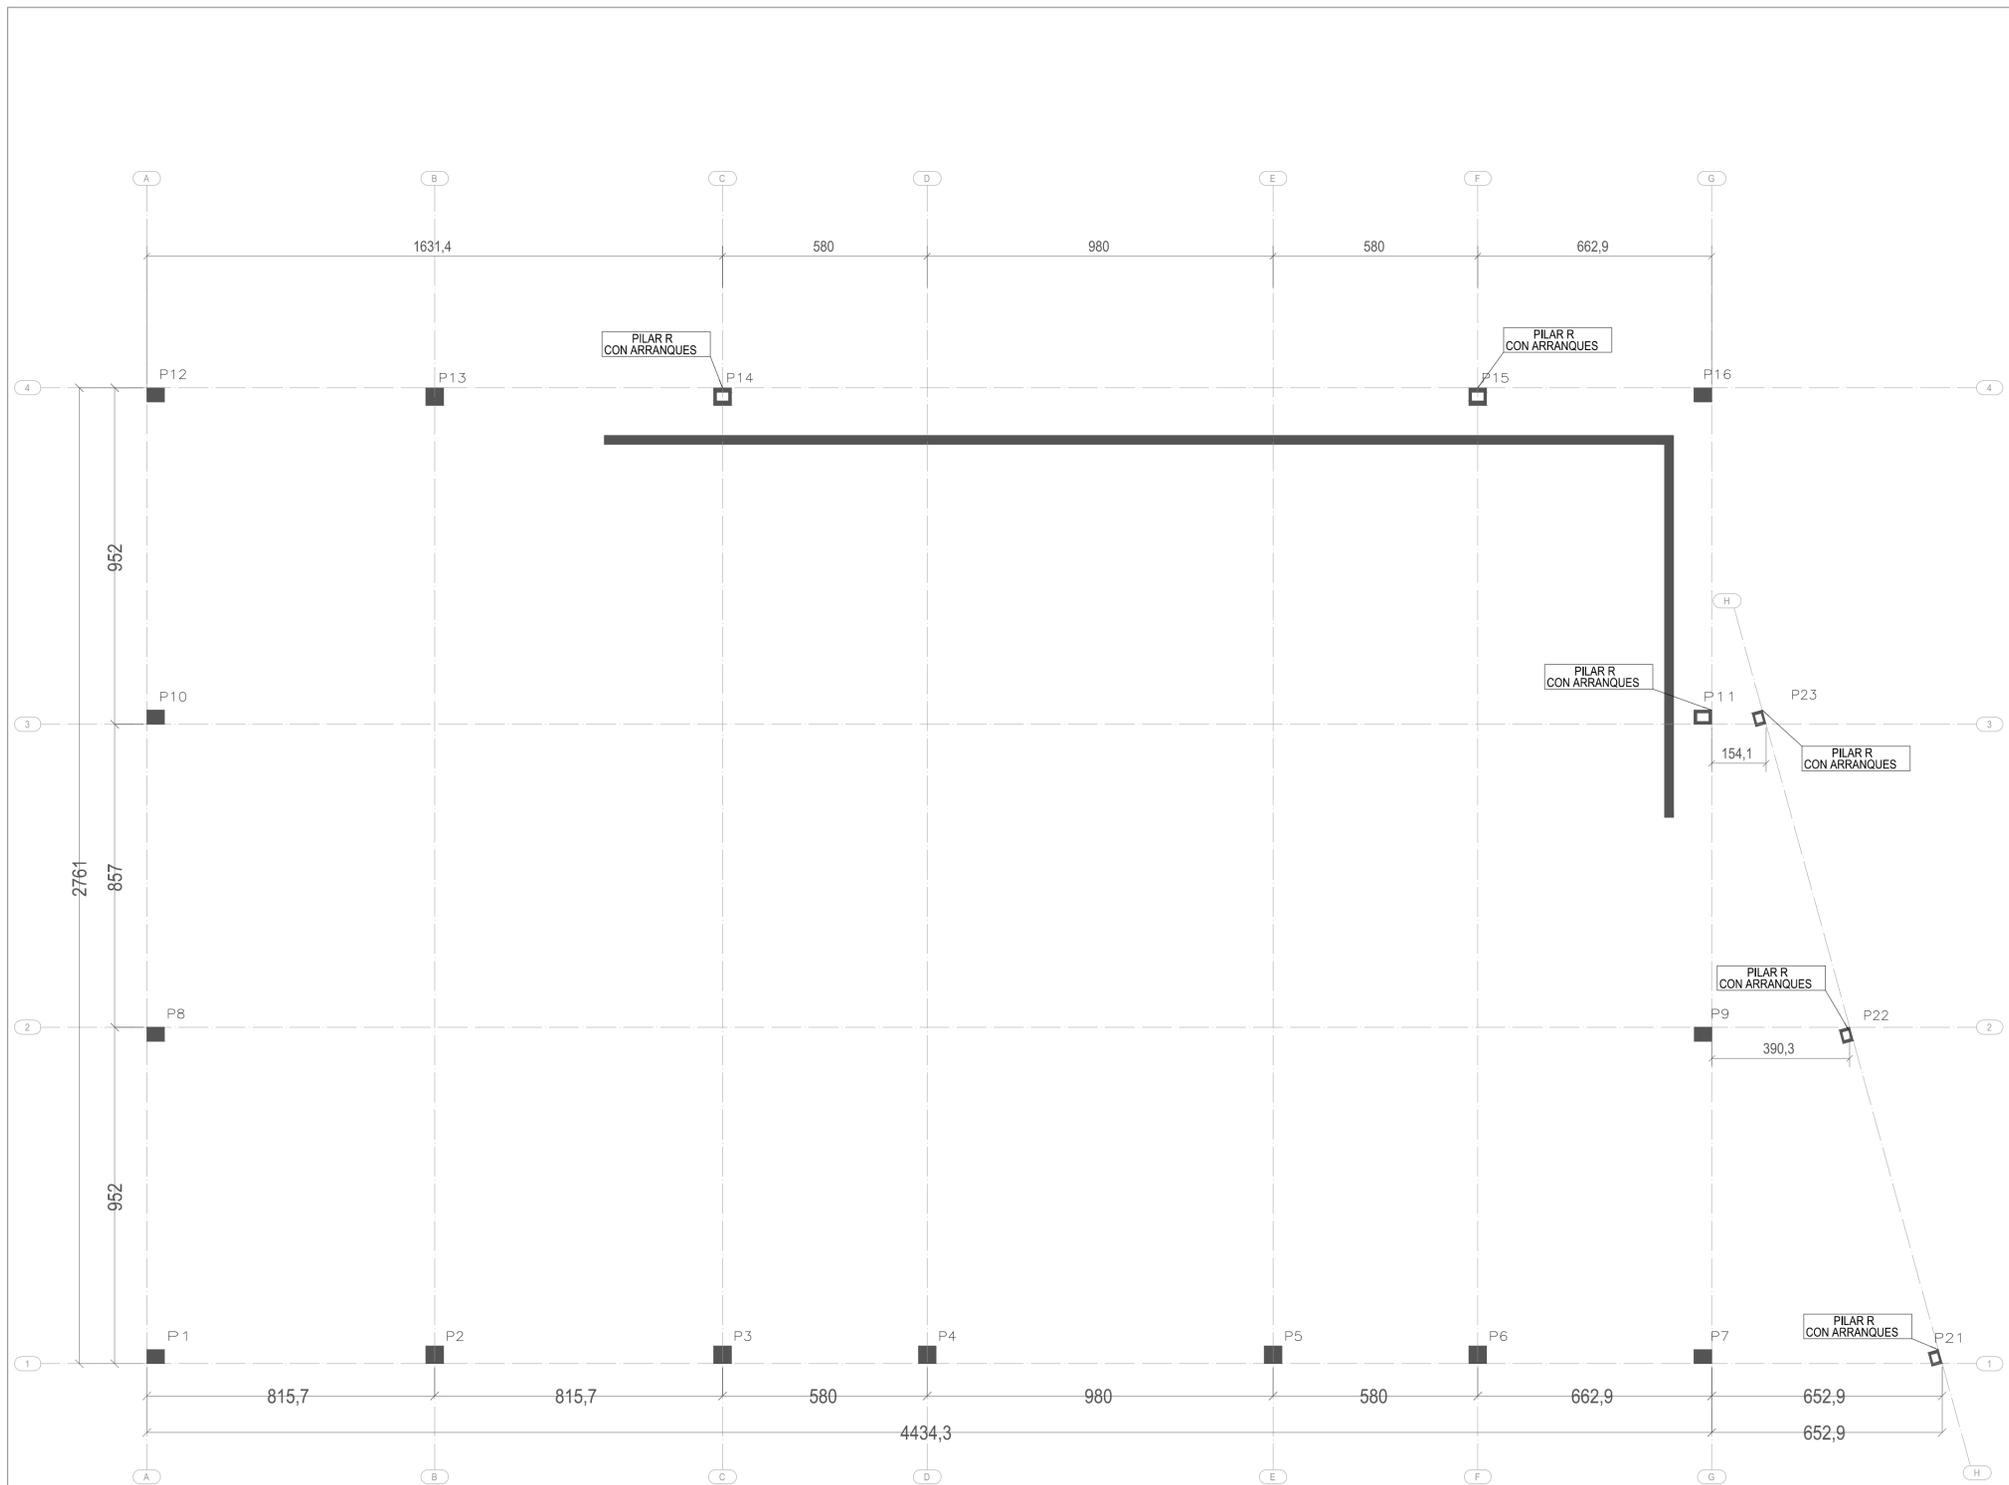

REPLANTEO DE PILARES  
COTAS EN METROS  
ESCALA 1:100

DETALLE DE PILAR PREFABRICADO "R" RECTANGULAR

PILAR "R" UNION DE PILAR "R" RECTANGULAR CON ZAPATA

PILAR (a x b)	LA	LB	FA	FB	J	Nº ESTRIBOS ARRANQUE
30 x 40	11	17	13	23	74	6e6
40 x 50	16	26	24	33	90	
50 x 50	16	26	24	33	90	

ARMADURA DEL PILAR	ARMADURA DEL ARRANQUE
B-500-S	B-500-S
ø 12	ø 12
ø 16	ø 16
ø 20	ø 20
ø 25	ø 25

MATERIALES Y PROCEDIMIENTOS NO TRADICIONALES DE CONSTRUCCION DOCUMENTO DE DONACION TECNICA Nº 988

INSTITUTO EDUARDO TORERO FABRICANTE: FIBERBA BURGOS S.A. (VENECIA 0110) QUANTAVOLVO (BURGOS)

ACTUALMENTE SE DISPONE DE MARCADO "CE" Y TAMBIEN SE SIGUEN CUMPLIENDO LOS REQUISITOS TECNICOS MARCADOS EN EL CITADO D.I.T.

CUADRO DE CARACTERISTICAS SEGUN EHE-08

MATERIAL	ELEMENTO	HORMIGON NIVEL DE CONTROL	COEFICIENTE PONDERACION		
			$\gamma_c$	$\gamma_s$	$\gamma_f$
HORMIGON	PILAR	HA-35 -F/12/IIa	100x100	1,50	
ARMADURAS	PILAR	AP-500-S	NORMAL	1,15	
CONTROL EJECUCION	NORMAL	C.PERMANENTES			1,35
		C.VARIABLES			1,50
		C.ACCIDENTALES			1,00

Nivel	Modificaciones	Fecha	Firma
01	Rev. proyecto 2004	30.03.17	J. Cameno




PROYECTO BÁSICO Y DE EJECUCIÓN  
CUBIERTA DE FRONTÓN EN RIOSERAS  
C/ Traseras Huertos, Poligono 1, Parcela 3096  
Rioseiras, Valle de las Navas (Burgos)

Propiedad  
Ayuntamiento de Valle de las Navas

Arquitectos  
Carlos Barrio Sagredo  
José Cameno Antolín

Plano **EST.01.01**  
REPLANTEO DE PILARES

Escala 1/100 Fecha Marzo 2017 Ref. bc-251

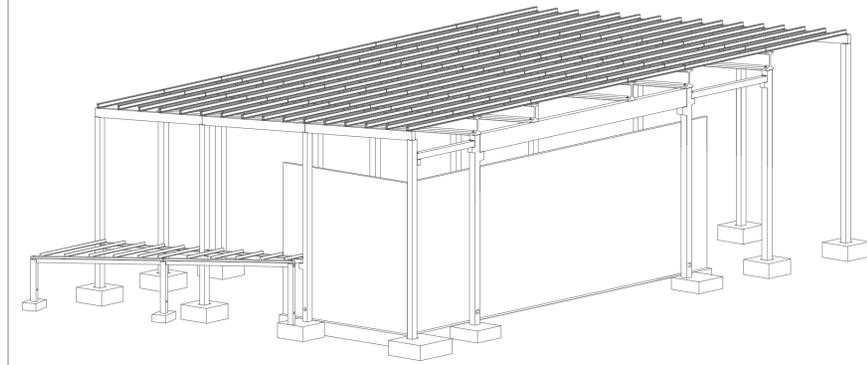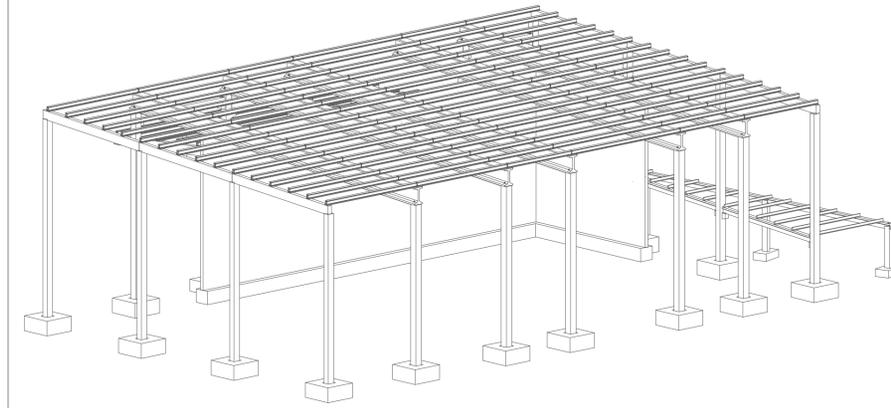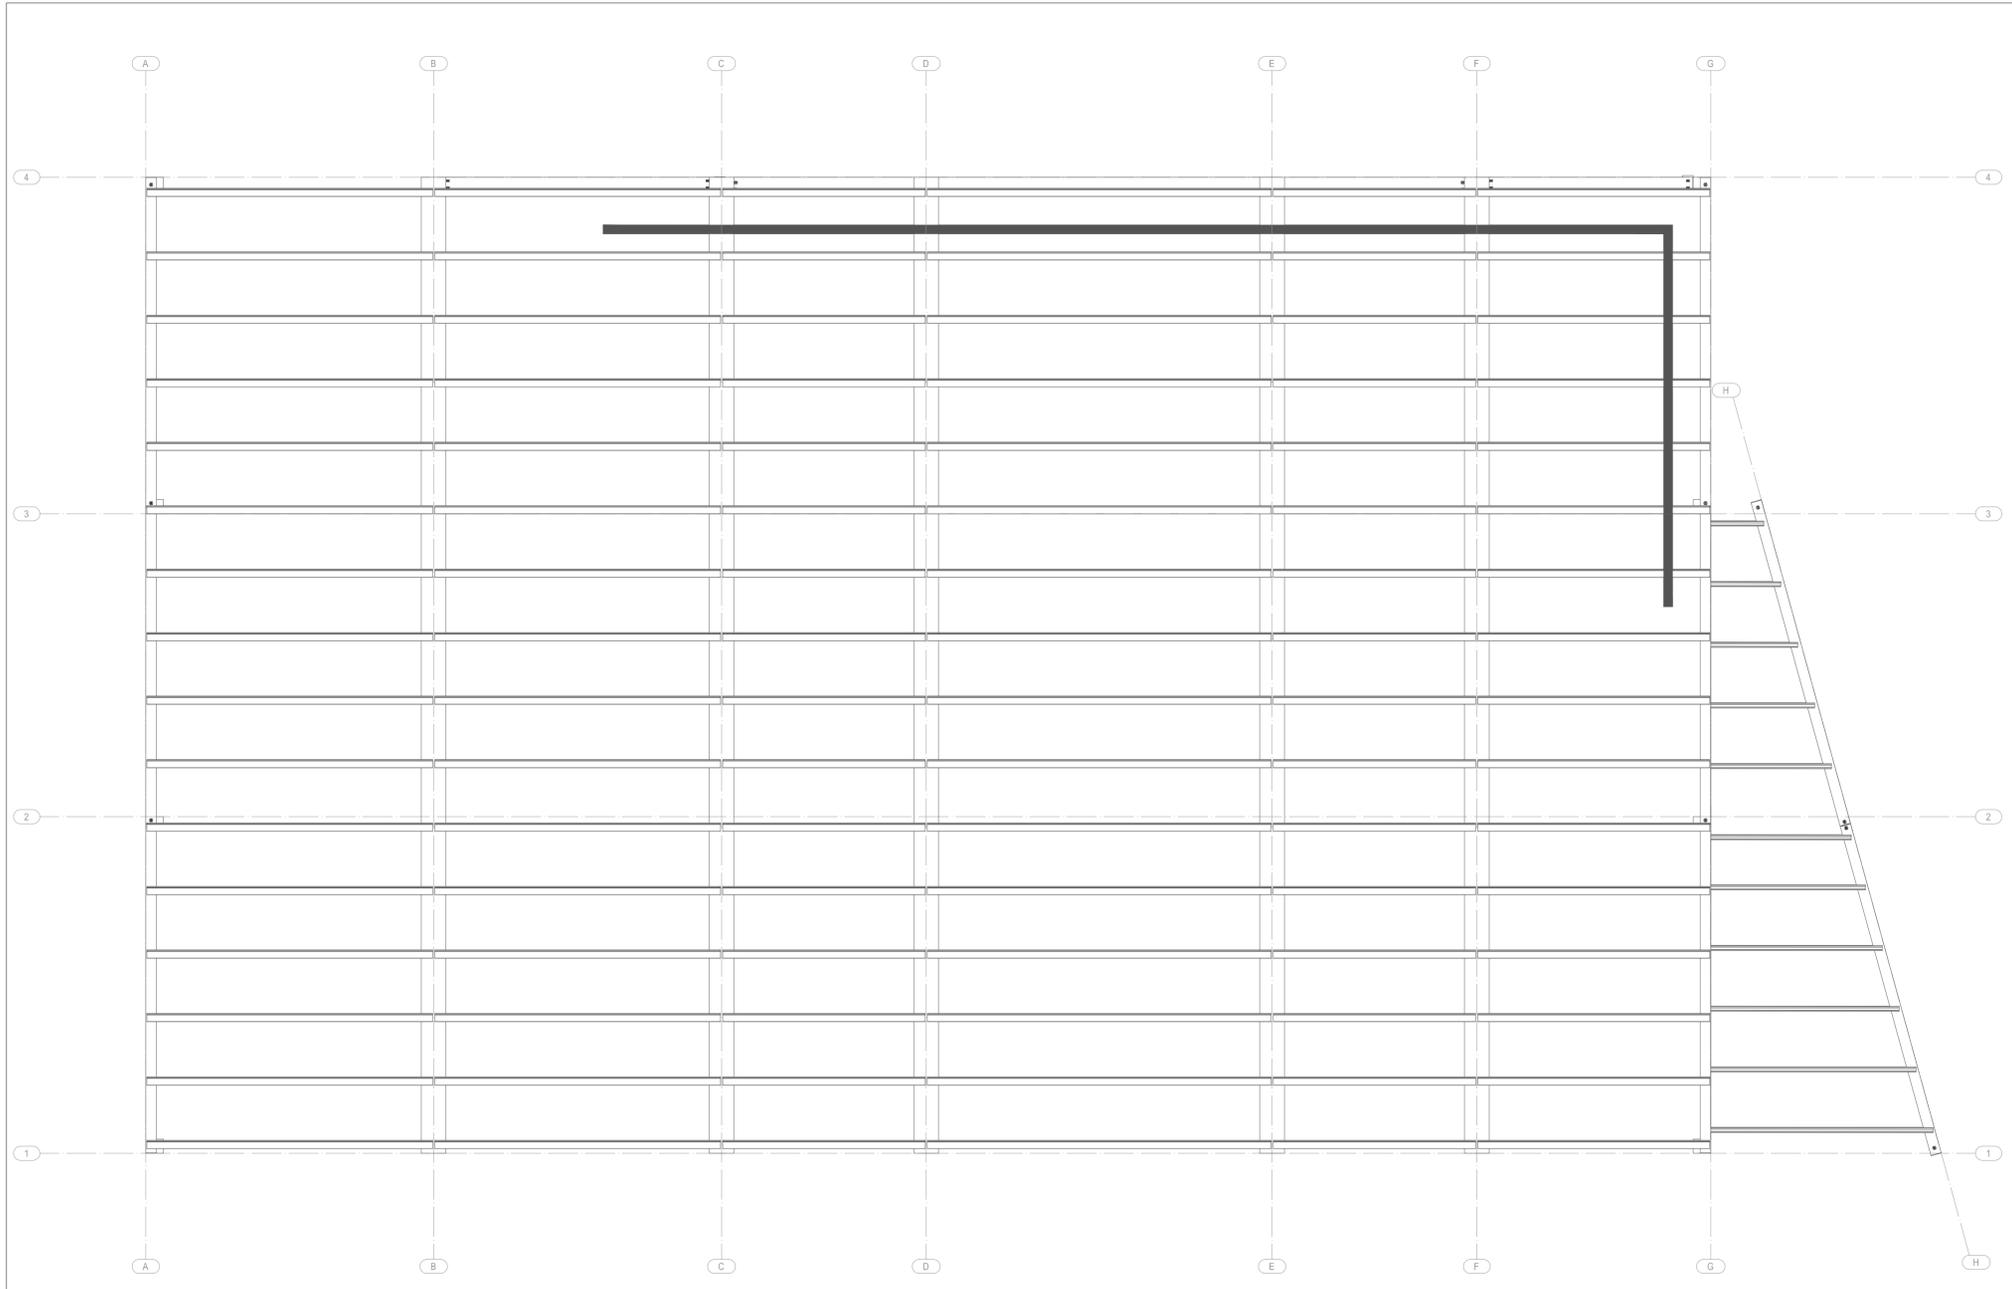

Nivel	Modificaciones	Fecha	Firma
01	Rev. proyecto 2004	30.03.17	J. Cameno

PROYECTO BÁSICO Y DE EJECUCIÓN  
 CUBIERTA DE FRONTÓN EN RISOERAS  
 C/ Traseras Huertos, Polígono 1, Parcela 3096  
 Risoeras, Valle de las Navas (Burgos)

Propiedad  
 Ayuntamiento de Valle de las Navas

Arquitectos  
 Carlos Barrio Sagredo  
 José Cameno Antolín


**EST.02.01**

Plano  
 PLANO DE CUBIERTA Y AXONOMETRÍAS


Escala 1/100 Fecha Marzo 2017 Ref. bc-251




**APOYO DE CORREAS RUBIERA TUBULAR EN VIGAS "VR"**

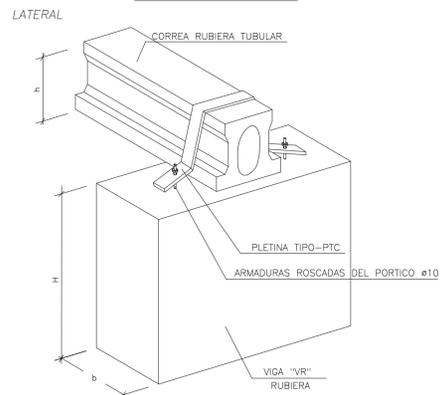


**APOYO DE CORREAS RUBIERA TUBULAR EN VIGAS "VR"**



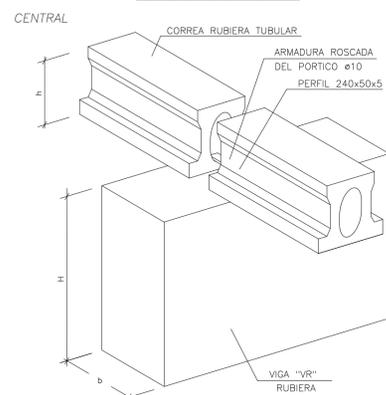


**CORREA RUBIERA CR-1**

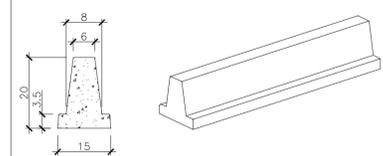

**CORREA TUBULAR**

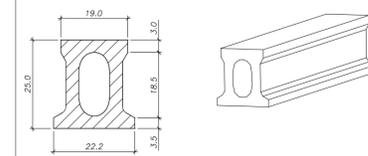

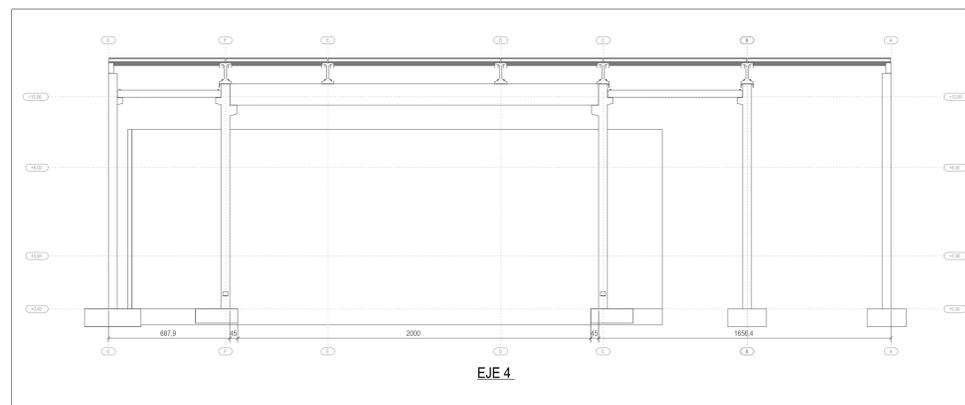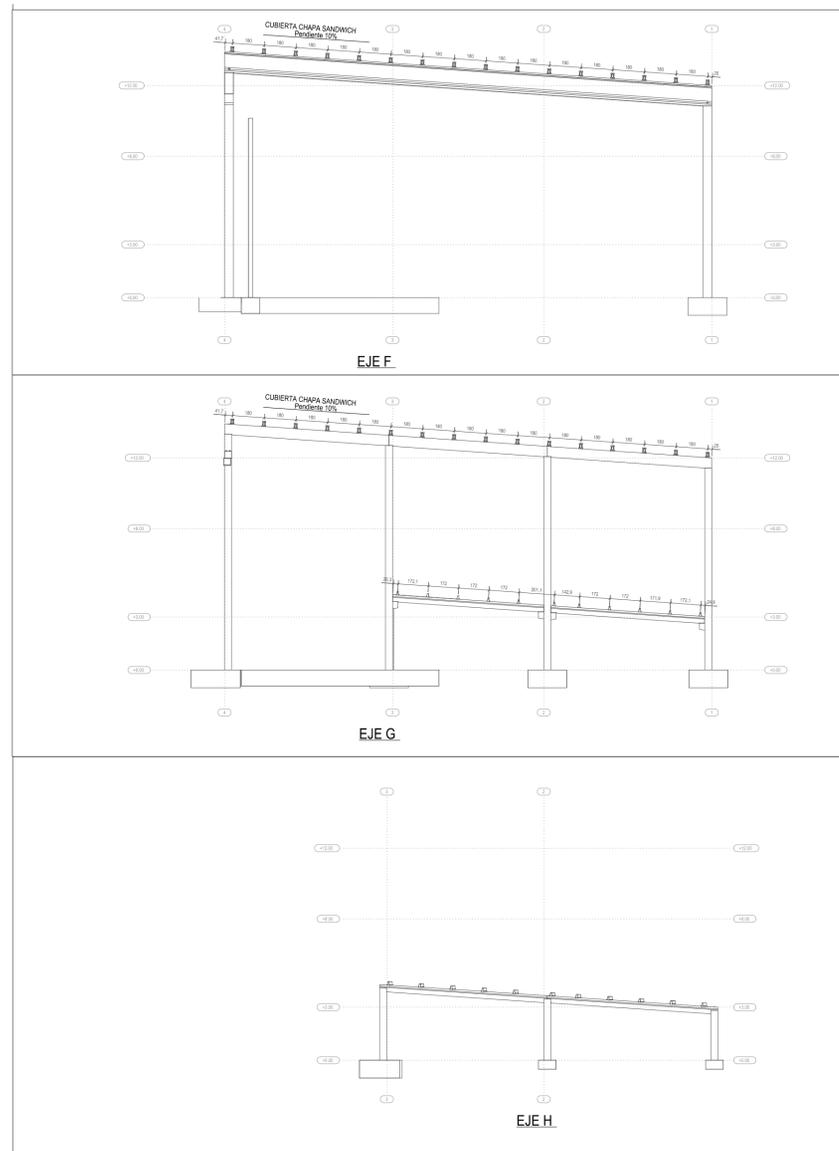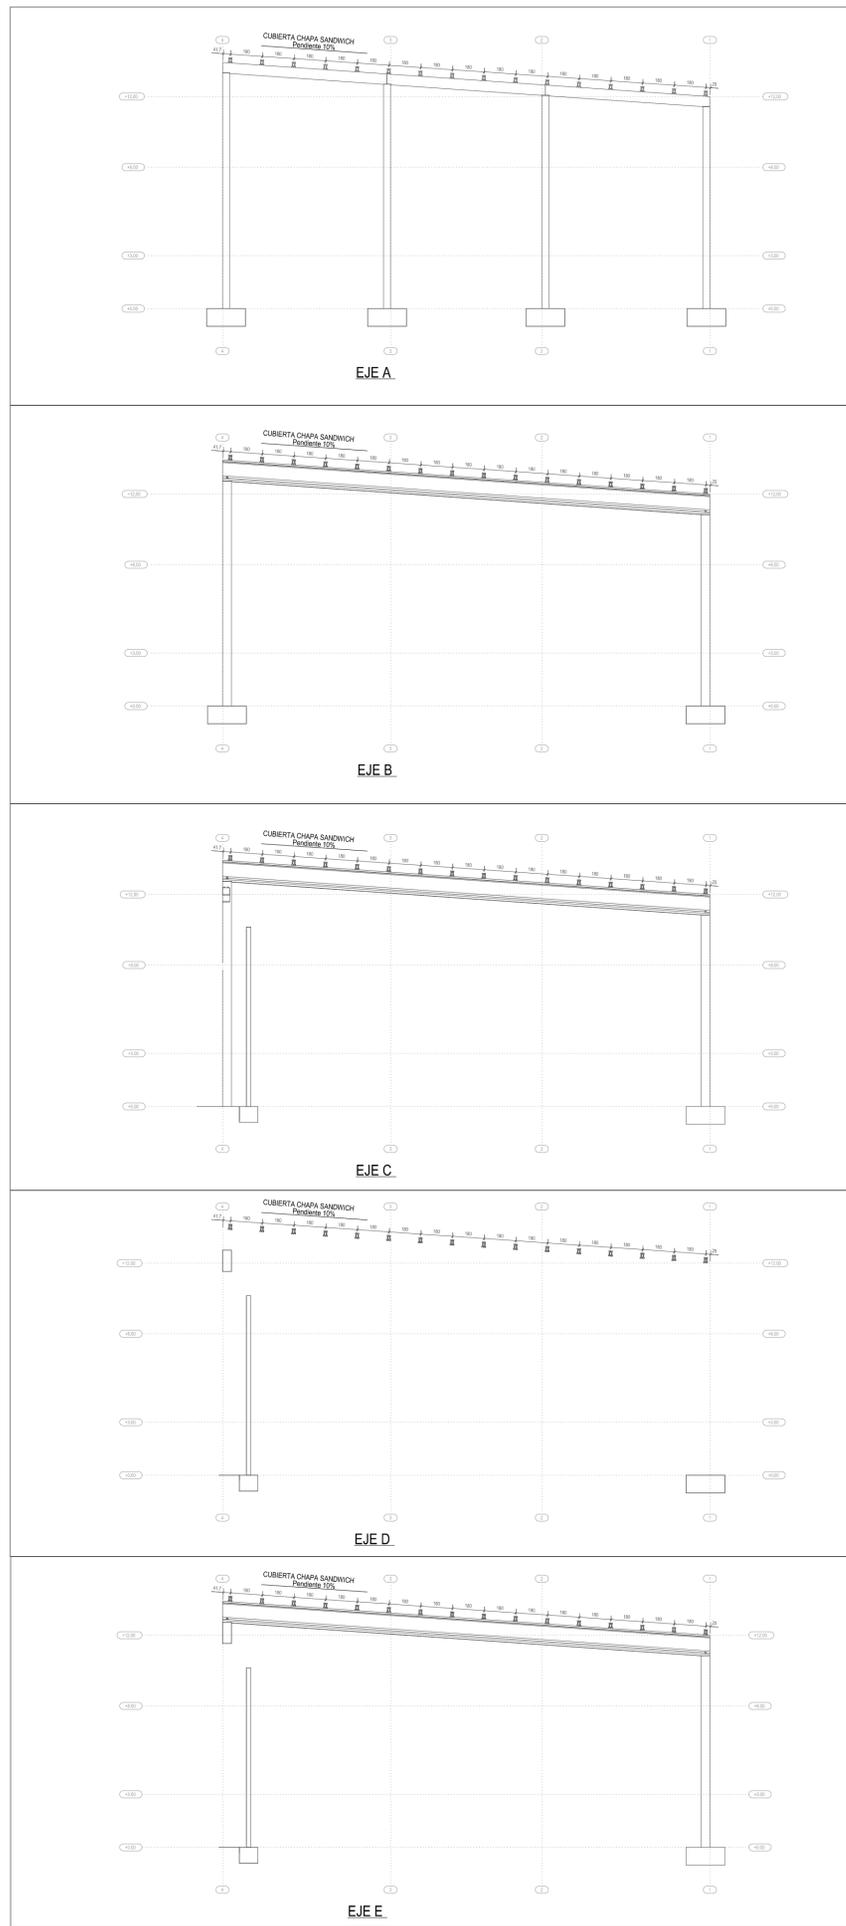

CUADRO DE CARACTERISTICAS SEGUN EHE-08						
MATERIAL	ELEMENTO	HORMIGON NIVEL DE CONTROL	COEFICIENTE PONDERACION			
			$\gamma_c$	$\gamma_s$	$\gamma_f$	
HORMIGON	CIMENTACION	HA-25 -B/20/IIa	100x100	1.50		
HORMIGON	CORREA	HP-35	100x100	1.50		
HORMIGON	CORREA	HP-35 /F/12/IIa	100x100	1.50		
HORMIGON	PILAR	HA-35 -F/12/IIa	100x100	1.50		
HORMIGON	VIGA	HA-35 -F/12/IIa	100x100	1.50		
HORMIGON	VIGA	HP-50 -F/12/IIa	100x100	1.50		
HORMIGON	ZAPATA	HA-25	100x100	1.50		
ARMADURAS	CIMENTACION	AP-500-S	NORMAL		1.15	
ARMADURAS	CORREA	AP-500-S	NORMAL		1.15	
ARMADURAS	PILAR	AP-500-S	NORMAL		1.15	
ARMADURAS	VIGA	AP-500-S	NORMAL		1.15	
ARMADURAS	ZAPATA	AP-500-S	NORMAL		1.15	
CONTROL EJECUCION	NORMAL	C.PERMANENTES				1,35
		C.VARIABLES				1,50
		C.ACCIDENTALES				1,00

Nivel	Modificaciones	Fecha	Firma
01	Rev. proyecto 2004	30.03.17	J. Cameno

PROYECTO BÁSICO Y DE EJECUCIÓN  
CUBIERTA DE FRONTÓN EN RIOSERAS  
C/ Traseras Huertos, Poligono 1, Parcela 3096  
Rioseras, Valle de las Navas (Burgos)

Propiedad  
Ayuntamiento de Valle de las Navas

Arquitectos  
Carlos Barrio Sagredo  
José Cameno Antolín

Plano  
SECCIONES

EST.03.01

Escala  
1/200

Fecha  
Marzo 2017



Ref.  
bc-251



**NOTAS IMPORTANTES:**

- LAS DIMENSIONES DE LOS POZOS PARA ENCASTRE DE LOS PILARES, SE DEBE AJUSTAR LO MAS ESTRICTAMENTE POSIBLE A LAS DIMENSIONES TEORICAS.
- ANTES DE HORMIGONAR LOS PILARES, SE COMPROBARA LA VERTICALIDAD DE LOS PILARES POR PARTE DEL CLIENTE. ( SIENDO LA HOLGURA H/250 )
- UNA VEZ MONTADOS LOS PILARES, LA HOLGURA ENTRE PILAR Y CALIZ O EL BUZO DEL PILAR "R" SE DEBE RELLENAR EN EL PLAZO MAXIMO DE 48 HORAS, O ANTES SI SE PREVEEN CONDICIONES DE VIENTO CON VELOCIDADES MAYORES DE 60 Km/h.
- EL HORMIGONADO DE LA CIMENTACION DE PILARES, PORTICOS Y NUDOS, SERA POR CUENTA DEL CLIENTE Y SE EFECTUARA INMEDIATAMENTE DESPUES DEL MONTAJE DE LA PIEZA, PARA EVITAR CUALQUIER DESPLOME O CAIDA.

**SECCION UNION RIOSTRA CON ZAPATA**

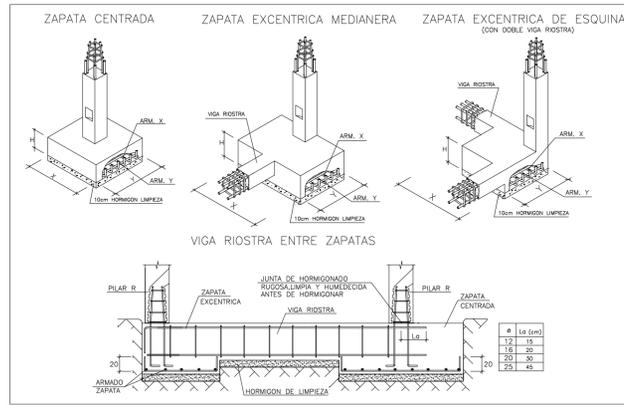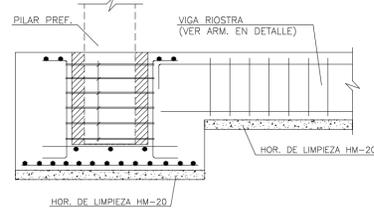

**ZAPATAS EN PLANTA**

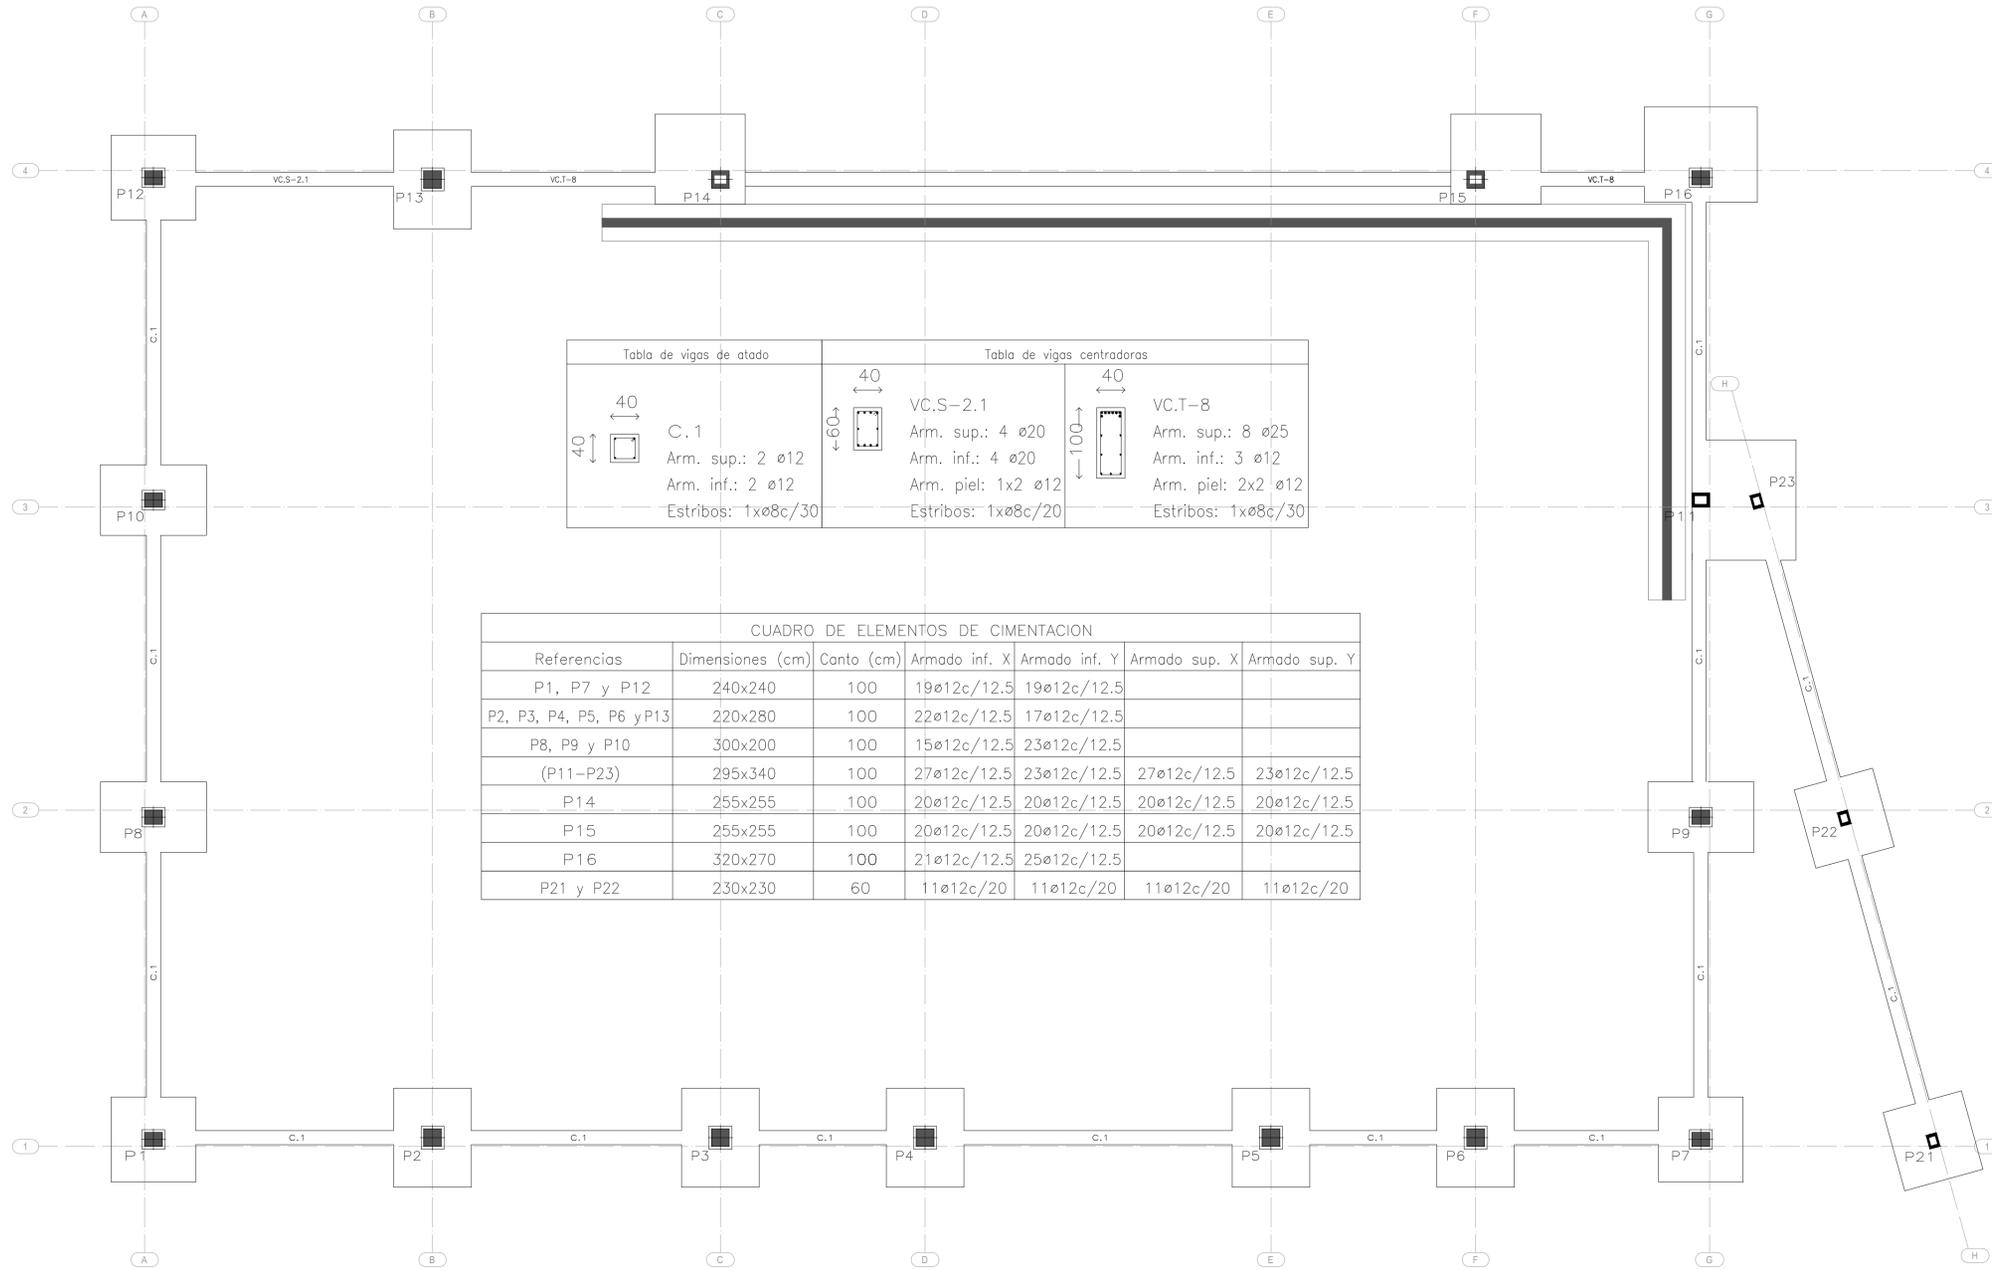
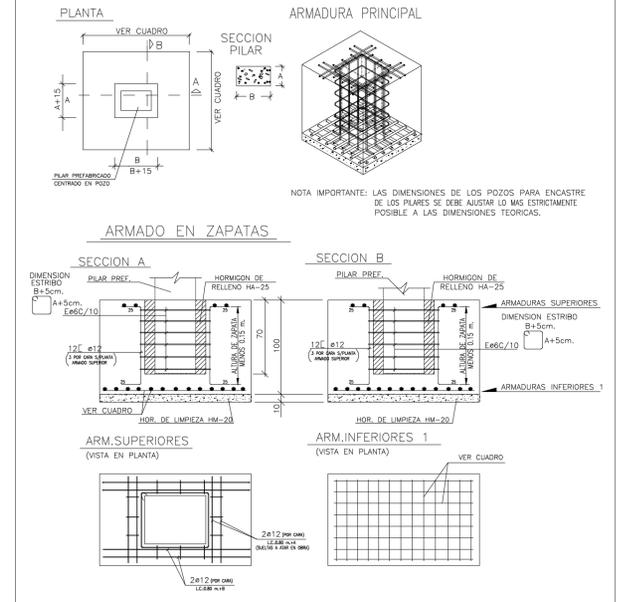


Tabla de vigas de atado	Tabla de vigas centradoras
<p>C.1 Arm. sup.: 2 ø12 Arm. inf.: 2 ø12 Estribos: 1xø8c/30</p>	<p>VC.S-2.1 Arm. sup.: 4 ø20 Arm. inf.: 4 ø20 Arm. piel: 1x2 ø12 Estribos: 1xø8c/20</p>
	<p>VC.T-8 Arm. sup.: 8 ø25 Arm. inf.: 3 ø12 Arm. piel: 2x2 ø12 Estribos: 1xø8c/30</p>

Referencias	Dimensiones (cm)	Canto (cm)	Armado inf. X	Armado inf. Y	Armado sup. X	Armado sup. Y
P1, P7 y P12	240x240	100	19ø12c/12.5	19ø12c/12.5		
P2, P3, P4, P5, P6 y P13	220x280	100	22ø12c/12.5	17ø12c/12.5		
P8, P9 y P10	300x200	100	15ø12c/12.5	23ø12c/12.5		
(P11-P23)	295x340	100	27ø12c/12.5	23ø12c/12.5	27ø12c/12.5	23ø12c/12.5
P14	255x255	100	20ø12c/12.5	20ø12c/12.5	20ø12c/12.5	20ø12c/12.5
P15	255x255	100	20ø12c/12.5	20ø12c/12.5	20ø12c/12.5	20ø12c/12.5
P16	320x270	100	21ø12c/12.5	25ø12c/12.5		
P21 y P22	230x230	60	11ø12c/20	11ø12c/20	11ø12c/20	11ø12c/20

MATERIAL	ELEMENTO	HORMIGON NIVEL DE CONTROL	COEFICIENTE PONDERACION		
			$\gamma_c$	$\gamma_s$	$\gamma_f$
HORMIGON	CIMENTACION	HA-25 -B/20/IIa	100x100	1.50	
HORMIGON	PILAR	HA-35 -F/12/IIa	100x100	1.50	
ARMADURAS	CIMENTACION	AP-500-S	NORMAL		1.15
ARMADURAS	PILAR	AP-500-S	NORMAL		1.15
CONTROL EJECUCION	NORMAL	C.PERMANENTES			1.35
		C.VARIABLES			1.50
		C.ACCIDENTALES			1.00

Nivel	Modificaciones	Fecha	Firma
01	Rev. proyecto 2004	30.03.17	J.Cameno

PROYECTO BÁSICO Y DE EJECUCIÓN  
CUBIERTA DE FRONTÓN EN RIOSERAS  
C/ Traseras Huertos, Polígono 1, Parcela 3096  
Rioseras, Valle de las Navas (Burgos)

Propiedad  
Ayuntamiento de Valle de las Navas

Arquitectos  
Carlos Barrio Sagredo  
José Cameno Antolín

Plano  
CIMENTACIÓN

**EST.04.01**


Escala  
1/100

Fecha  
Marzo 2017


Ref  
bc-251




**PLANO CIMENTACION**

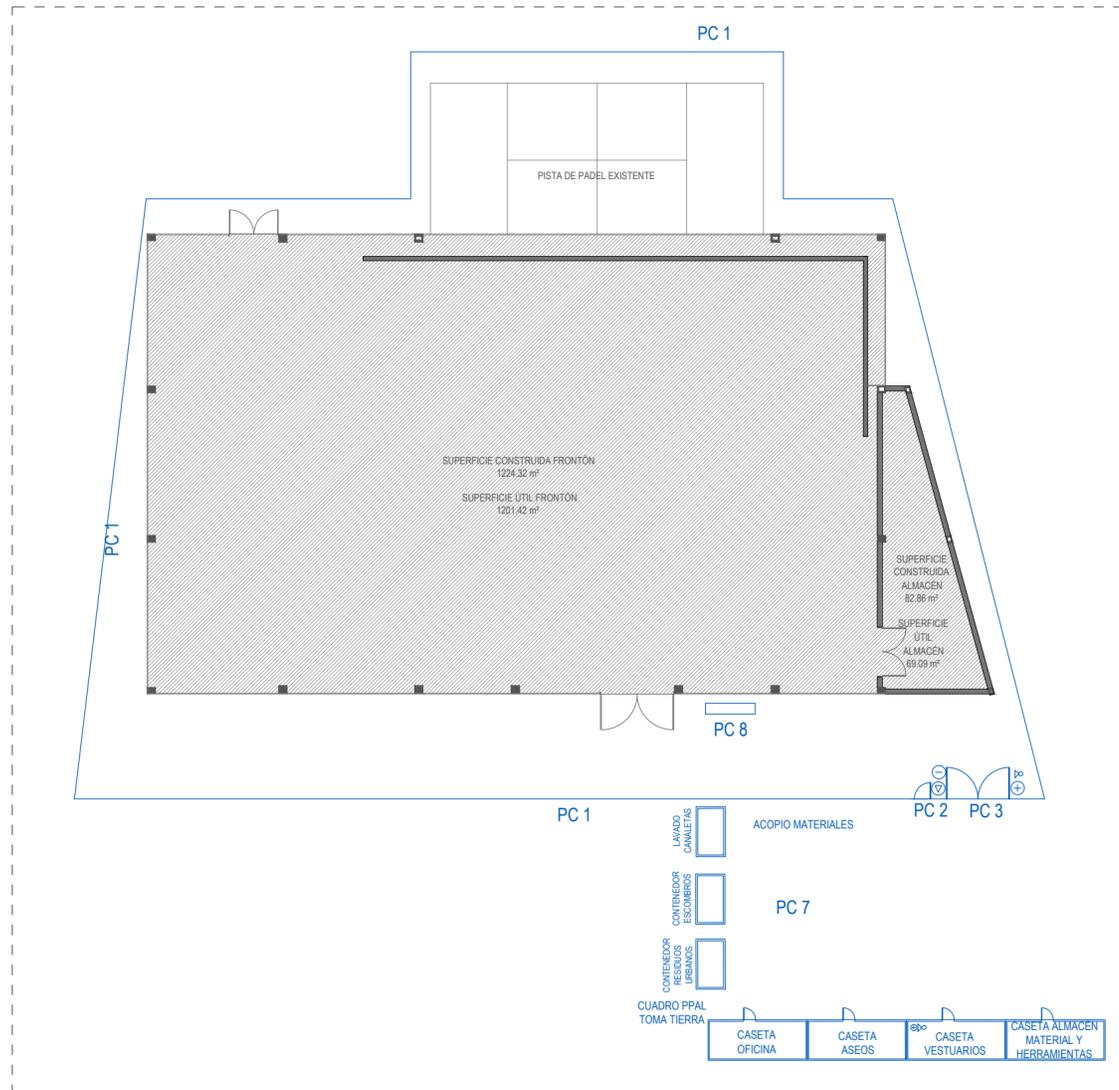


PLANTA BAJA

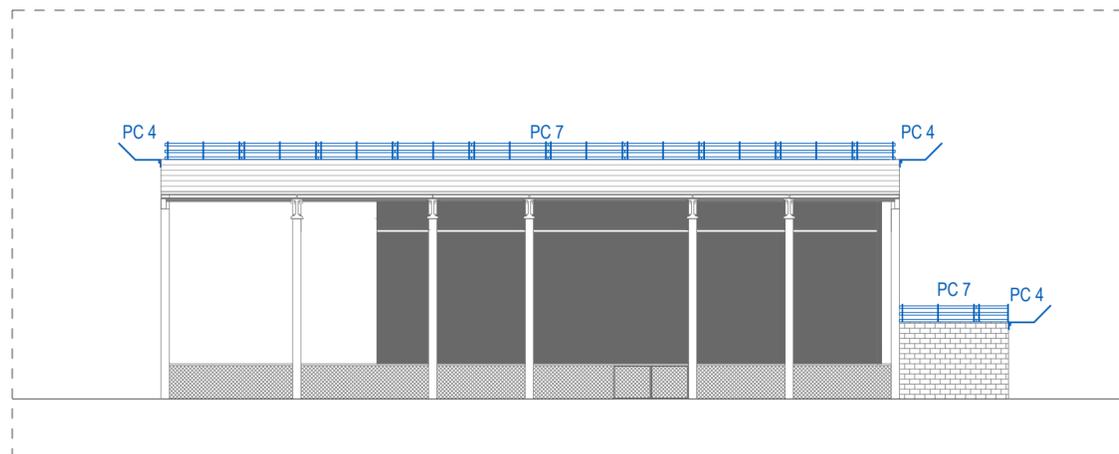


ALZADO

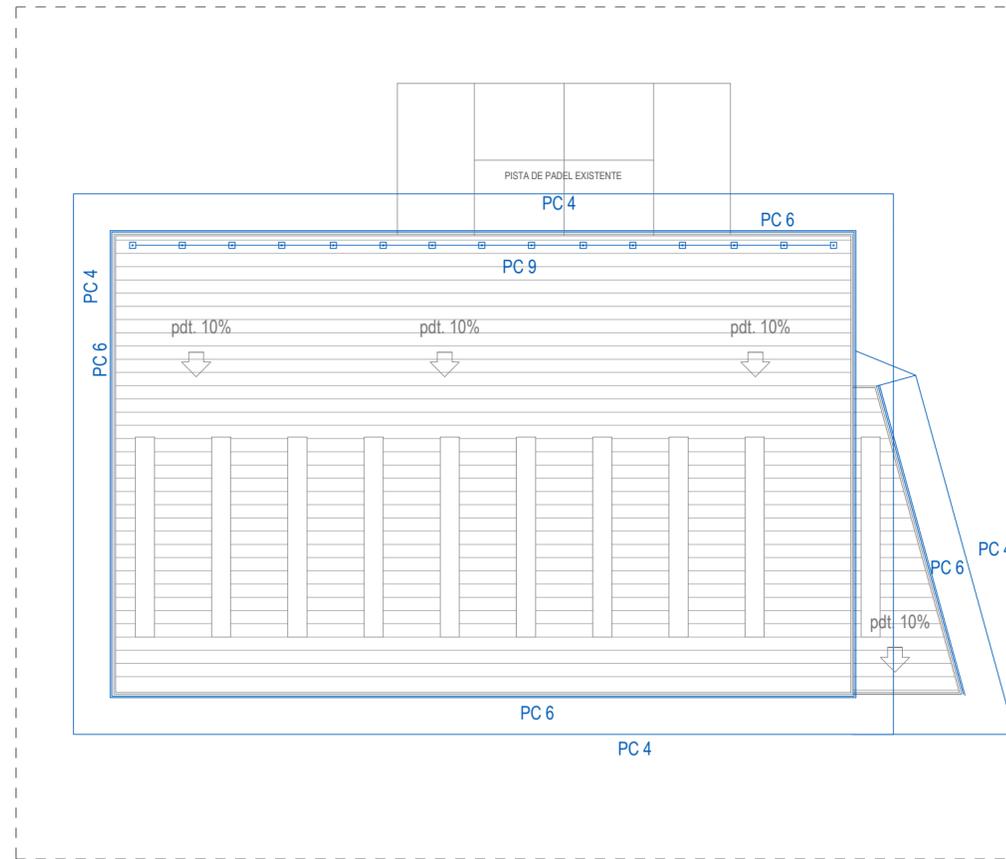

PLANTA DE CUBIERTA

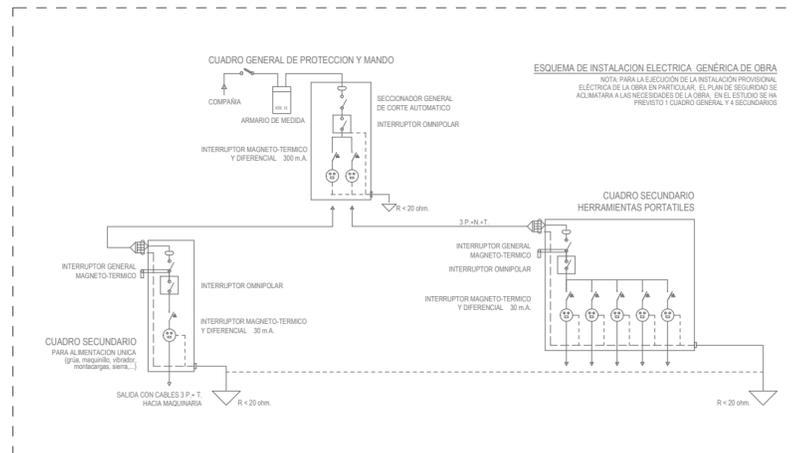

ESQUEMA DE INSTALACIÓN ELÉCTRICA EN OBRA

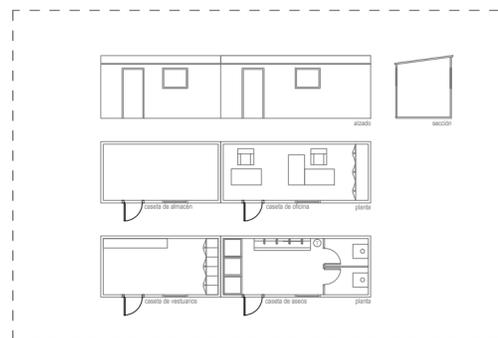

CASETAS E 1:200

**PROTECCIONES COLECTIVAS**

- PC 1 CERRAMIENTO PROVISIONAL DE LA OBRA
- PC 2 ACCESO PEATONAL
- PC 3 ACCESO DE VEHICULOS Y MAQUINARIA
- PC 4 MARQUESINA DE PROTECCION
- PC 5 RED HORIZONTAL
- PC 6 BARANDILLA EN PERIMETRO DE CUBIERTA
- PC 7 ZONA ACOPIO DE RESIDUOS
- PC 8 PLATAFORMA ELEVADORA
- PC 9 LINEA DE VIDA

**SEÑALIZACION**

- ⊙ PROHIBIDO ACCESO A TODA PERSONA AJENA A LA OBRA
- ⊙ STOP
- ⊕ LUCES DE SEÑALIZACION
- ⊙ BOTIQUIN
- ⊗ EXTINTORES DE POLVO EQUIVALENTE 6 KG



Nivel	Modificaciones	Fecha	Firma
01	Rev. proyecto 2004	30.03.17	J.Cameno

PROYECTO BÁSICO Y DE EJECUCIÓN  
**CUBIERTA DE FRONTÓN EN RIOSERAS**  
 C/ Traseras Huertos, Poligono 1, Parcela 3096  
 Rioseras, Valle de las Navas (Burgos)

Propiedad  
 Ayuntamiento de Valle de las Navas

Arquitectos  
 Carlos Barrio Sagredo  
 José Cameno Antolín

Plano **SSGR.01.01**  
 SEGURIDAD Y SALUD  
 GESTIÓN DE RESIDUOS

Escala 1/300 Fecha Marzo 2017 Ref. bc-251

